


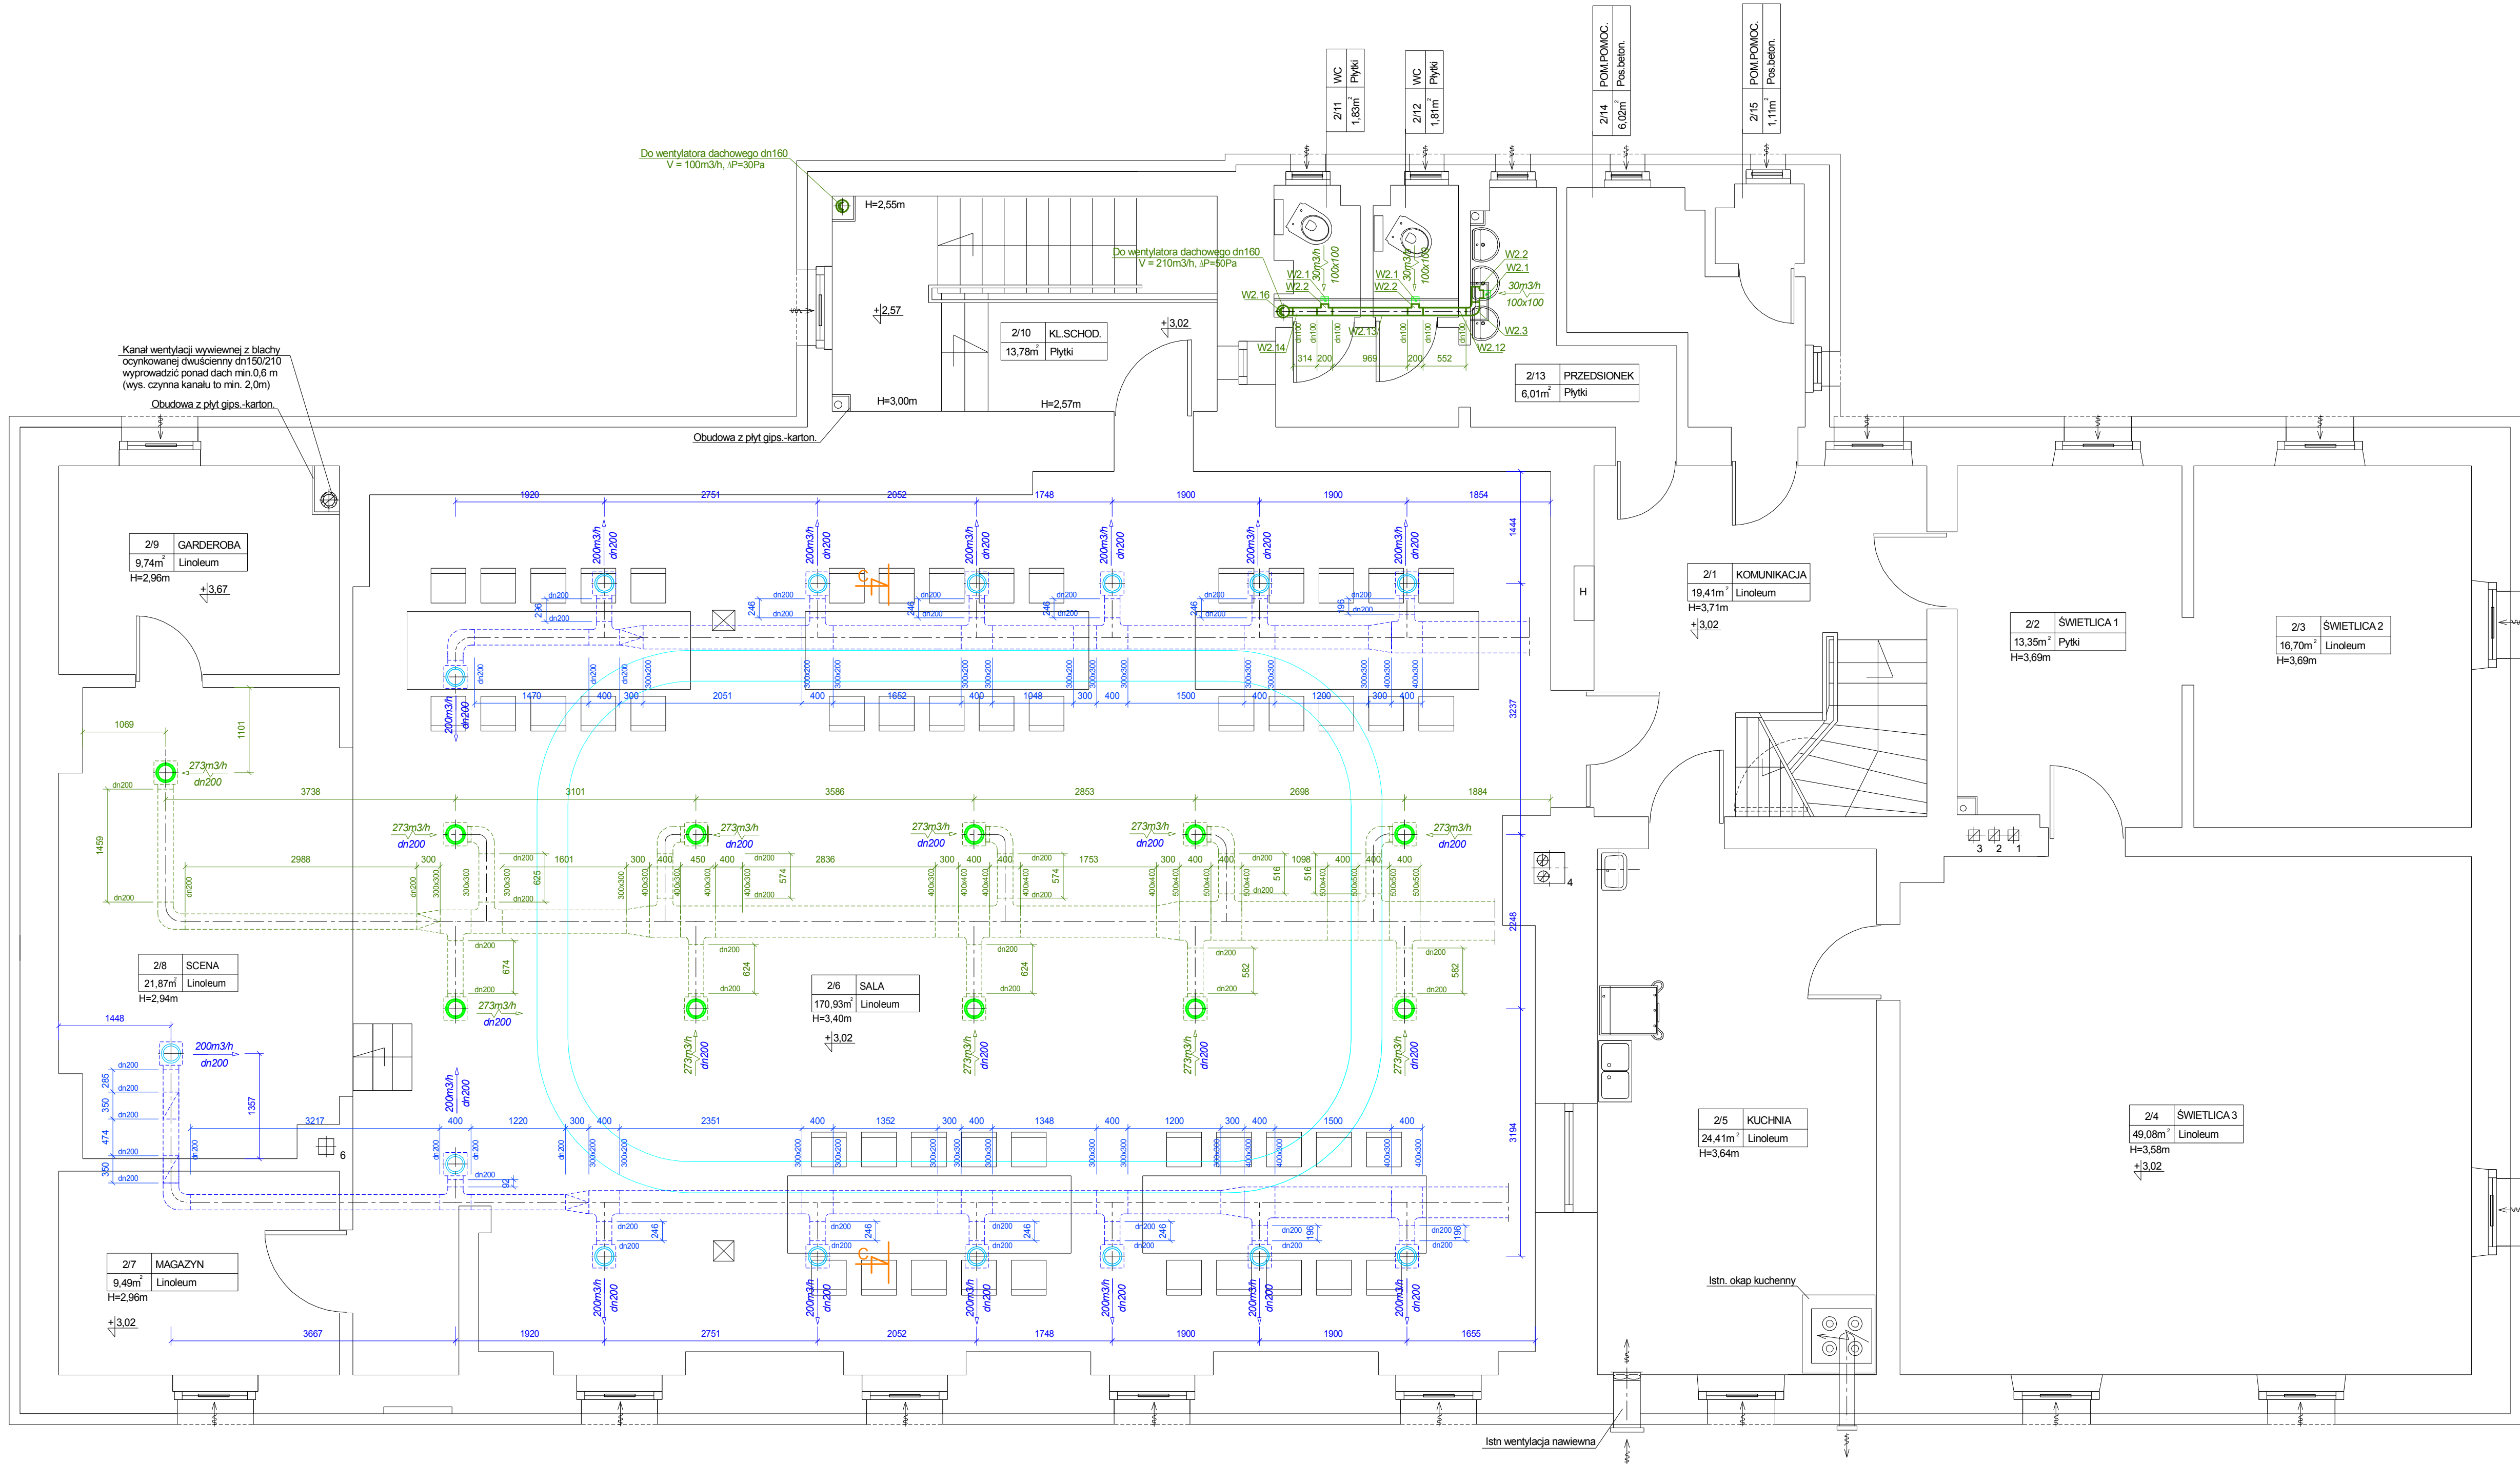

 Pracownia Projektowa "GRAFION" ul. Żeromskiego 69/3, 56-302 Wałbrzych tel. 74 / 844-65-02		PROJEKT WYKONAWCZY INSTALACJA WENTYLACJI - RZUT I PIĘTRA	
Obiekt: Termomodernizacja budynku Ośrodka Kultury w Witkowie 13, gmina Czarny Bór		Projektant: mgr inż. Małgorzata Hoława NBGPV-7342/3/2019	
Inwestor: Gmina Czarny Bór ul. XXX-lecia PRL 18 56-379 Czarny Bór		Data: 05.04.2016	
Projektant: mgr inż. Małgorzata Hoława branża: sanit.		Podpis: [Signature]	
Asystent: inż. Agnieszka Słysz		Skala: 1:50	
		Nr rys. 12	
		Nr str. 92	