


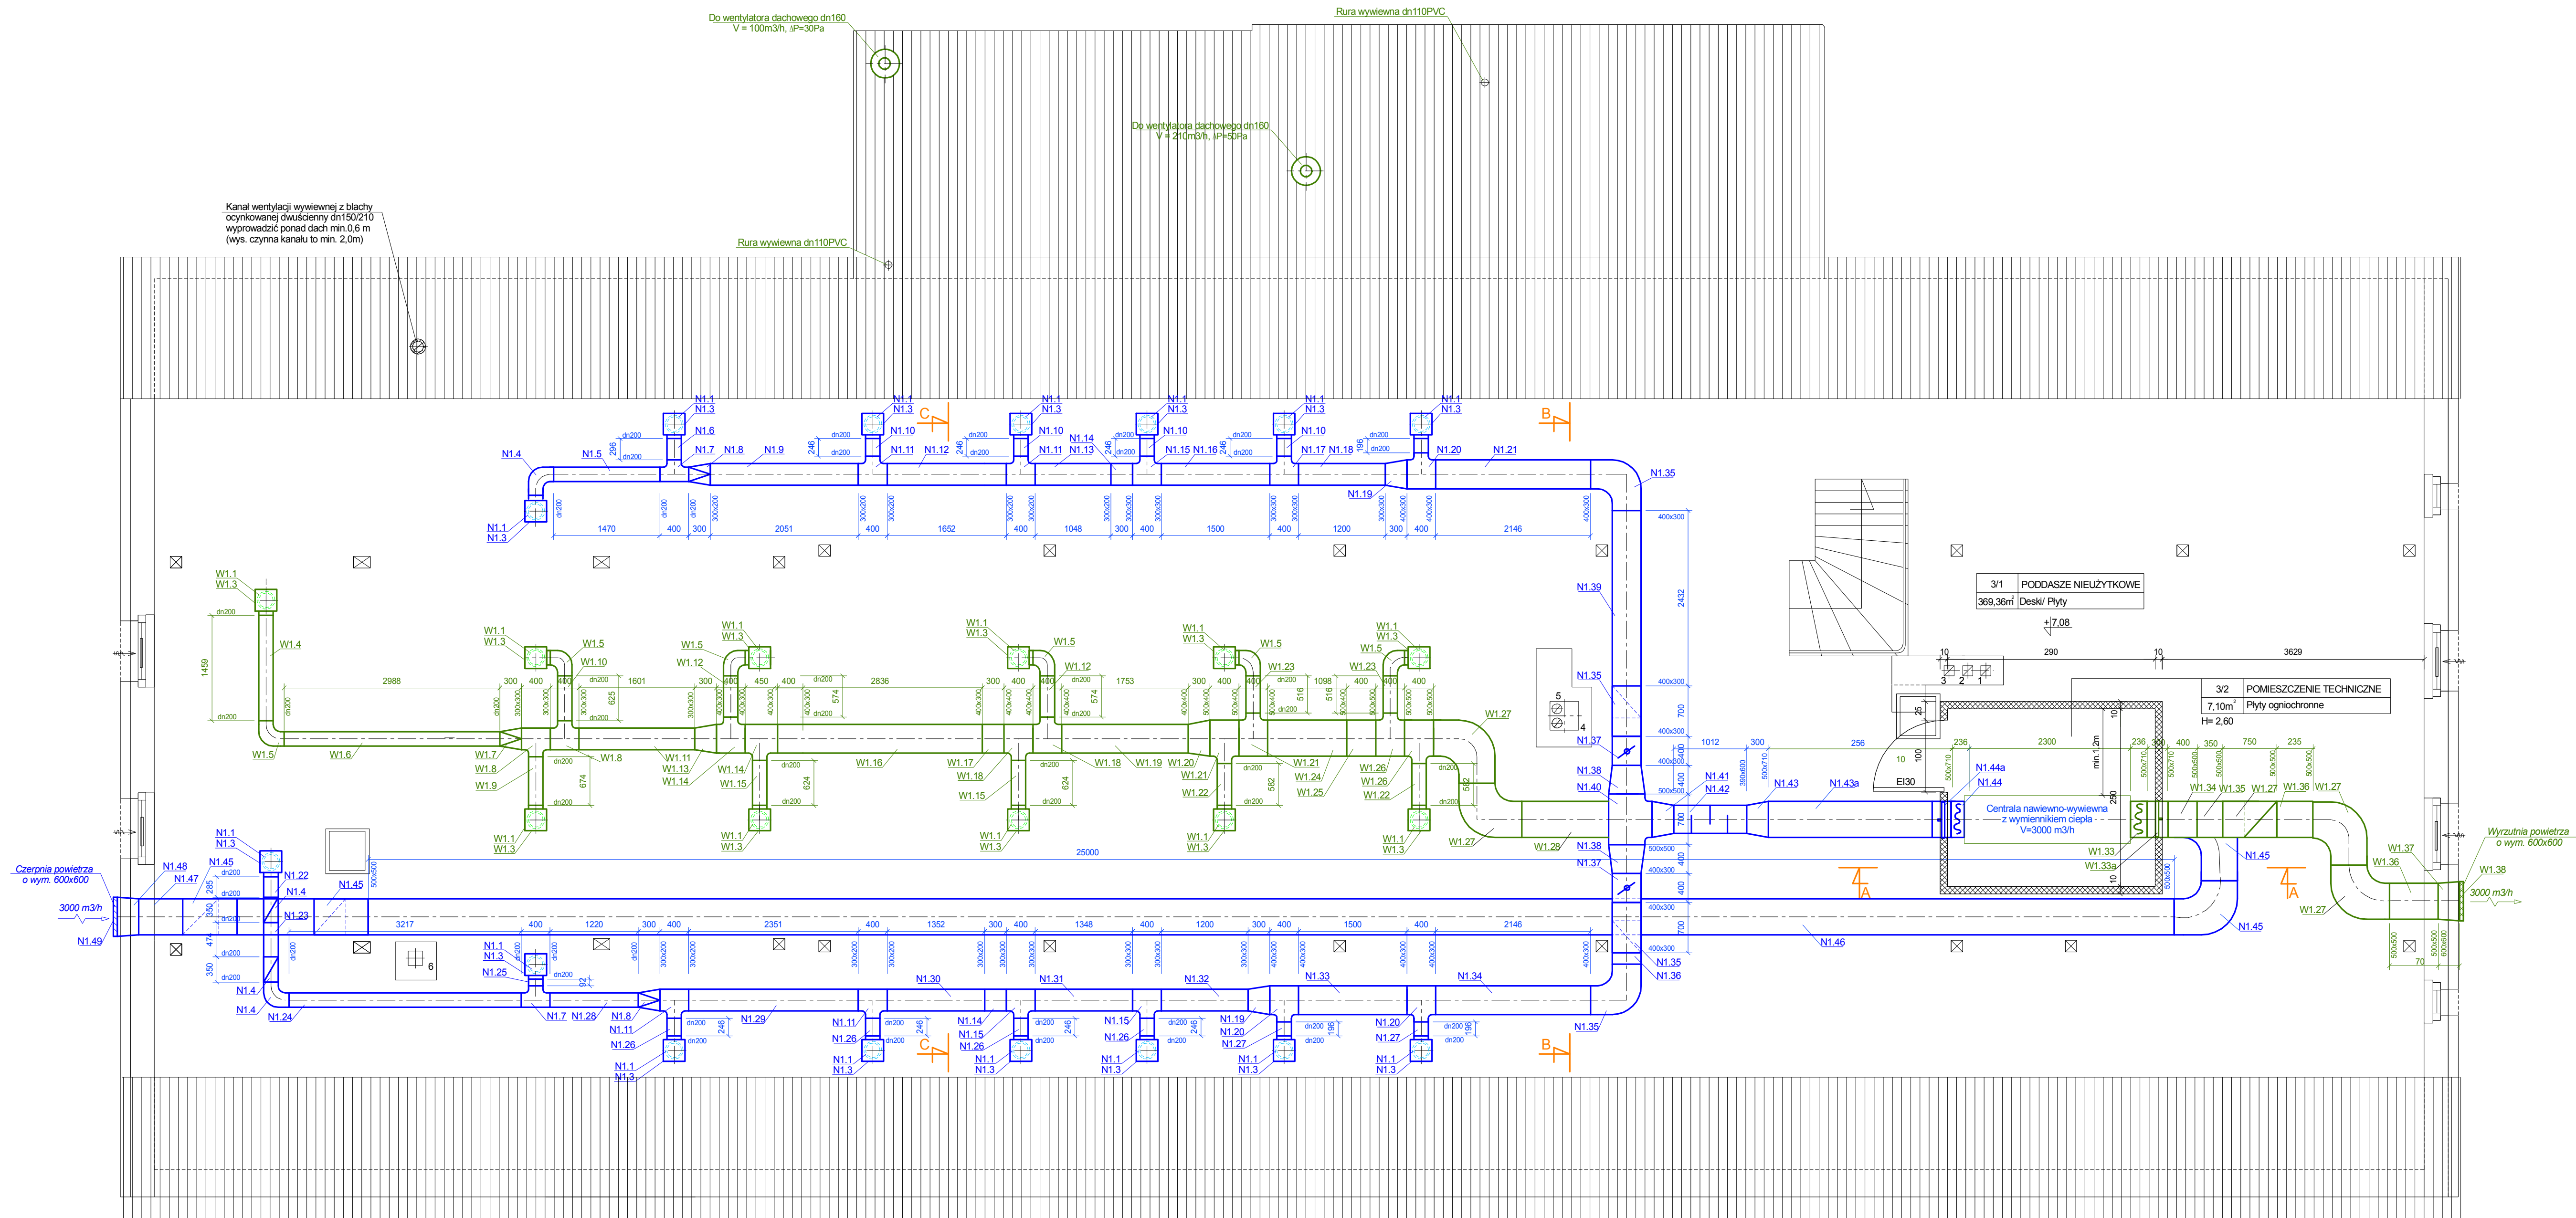

UWAGA:
Kanały wentylacyjne zaizolować płytami ze skłanej wełny z dodatkiem cząstek wodorotlenku magnezu pokłętymi jednostronnie folią aluminiową - odporność ogniowa EI60
Posadzkę w pomieszczeniu technicznym wykonać z niepalnych płyt ogniochronnych, silikatowo-cementowych o odporności ogniowej EI60
- projektowana ścianka działowa z płyt o odporności ogniowej EI60, gr=10cm, profil CW75 + obustronnie płytowane 1x12,5mm + wypełnienie 7,5 cm wełną mineralną;

 Pracownia Projektowa "GRAFION" ul. Żeromskiego 69/3, 58-302 Walbrzych tel. 74 / 844-65-02		Obiekt: Termomodernizacja budynku Ośrodka Kultury w Witkowie 13, gmina Czarny Bór - USZCZEGÓLNIENIE			
Inwestor: Gmina Czarny Bór ul. XXX-lecia PRL 18 58-370 Czarny Bór		INSTALACJA WENTYLACJI - RZUT PODDASZA NIEUŻYTKOWEGO			
Projektant: mgr inż. Małgorzata HOLEWA	Imię i nazwisko	Nr upraw. NBPV-7342/3/2019	Data 24.05.2017	Podpis	Skala 1:50
Ayasant: inż. Agnieszka SŁYSZ			24.05.2017	Nr rys. 1	Nr str.