


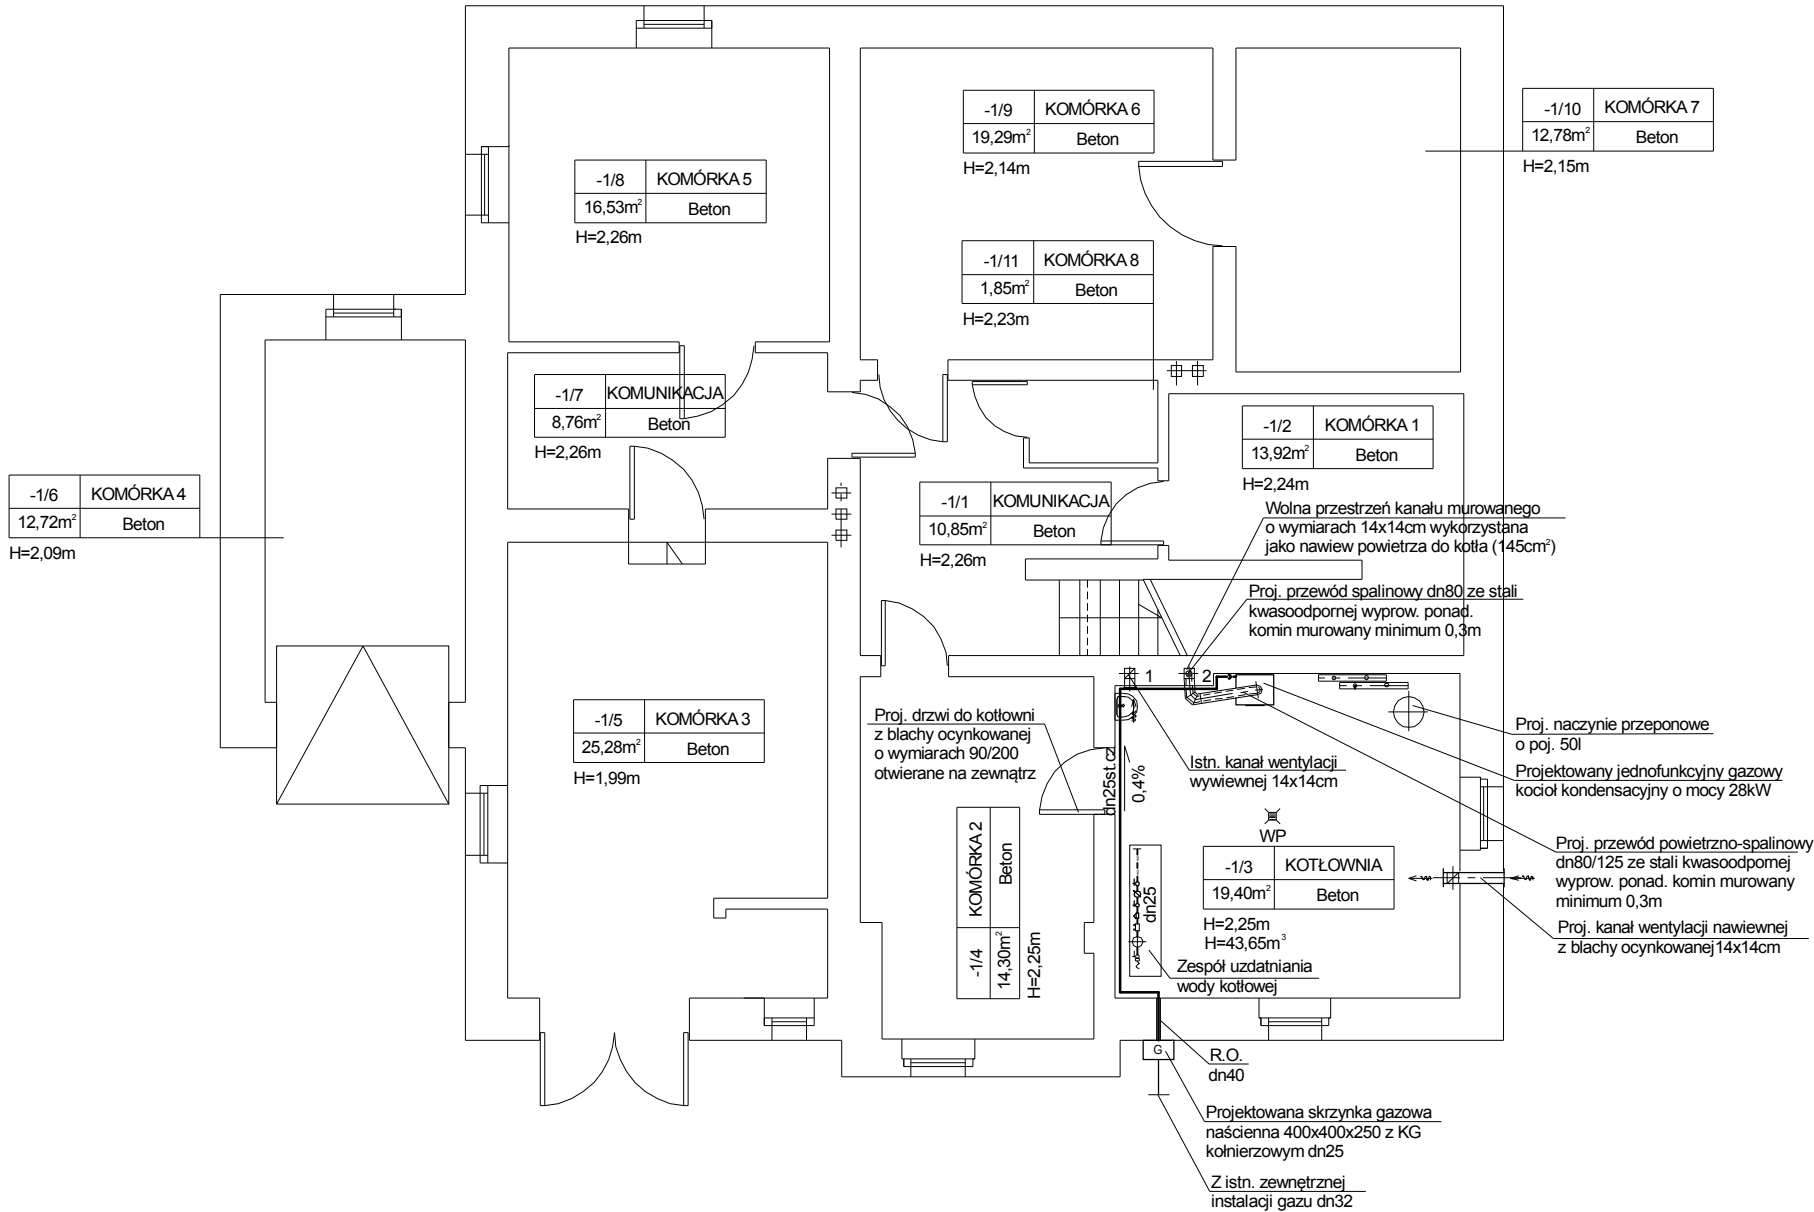

- UWAGI:**
- Projektowaną instalację wykonać z rur stalowych czarnych bez szwu łączonych przez spawanie,
 - Zainstalować rury ochronne przy przejściach przewodów przez ściany.
 - Przed kotłem gazowym należy zainstalować zawór odcinający dopływ gazu.

OZNACZENIA

— projektowana instalacja gazowa

 PRACOWNIA PROJEKTOWA		Pracownia Projektowa "GRAFION" ul. Żeromskiego 69/3, 58-302 Wałbrzych tel. 74 / 844-65-02			
Obiekt: Termomodernizacja budynku przy ul. Kamiennogórskiej 22 w Czarnym Borze		INSTALACJA GAZU - - RZUT PIWNIC			
Inwestor: Gmina Czarny Bór ul. XXX-lecia PRL 18, 58-379 Czarny Bór					
	Imię i nazwisko	Nr upraw.	Data	Podpis	
Projektant branża sanit.	mgr inż. Małgorzata Holewa	NBGP.V- 7342/3/20/97	29.02.2016		Skala 1:100
Sprawdzający branża sanit.	inż. Piotr Bogdański	161/00/DUW	29.02.2016		Nr rys. 8
Asystent:	inż. Marzena Majerska				Nr str. 86