

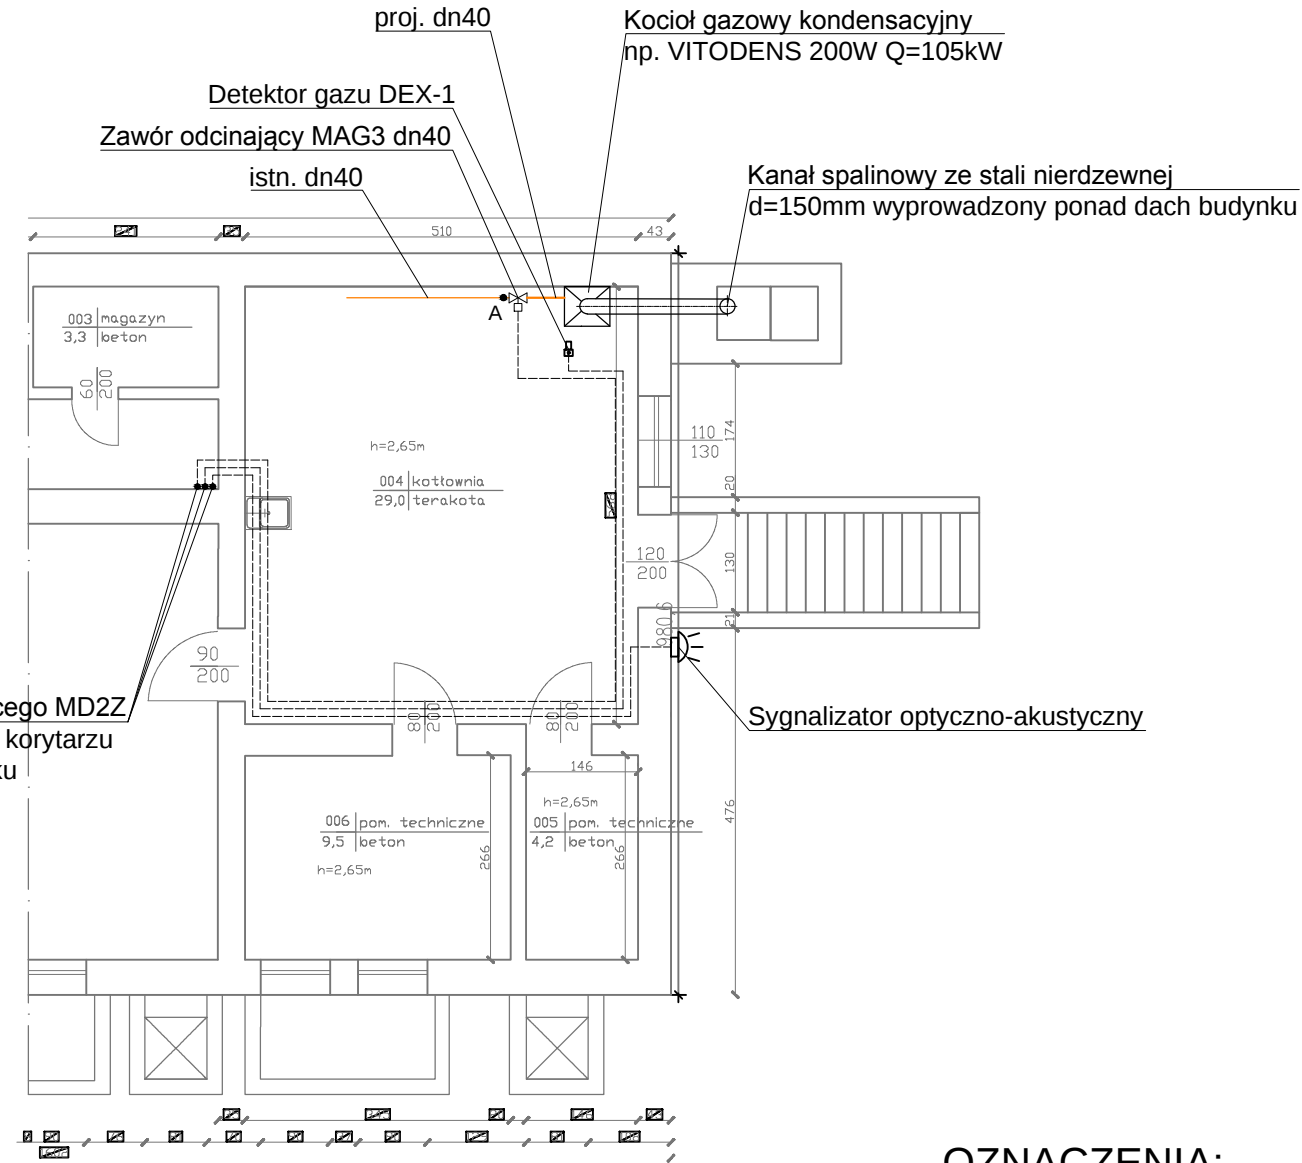


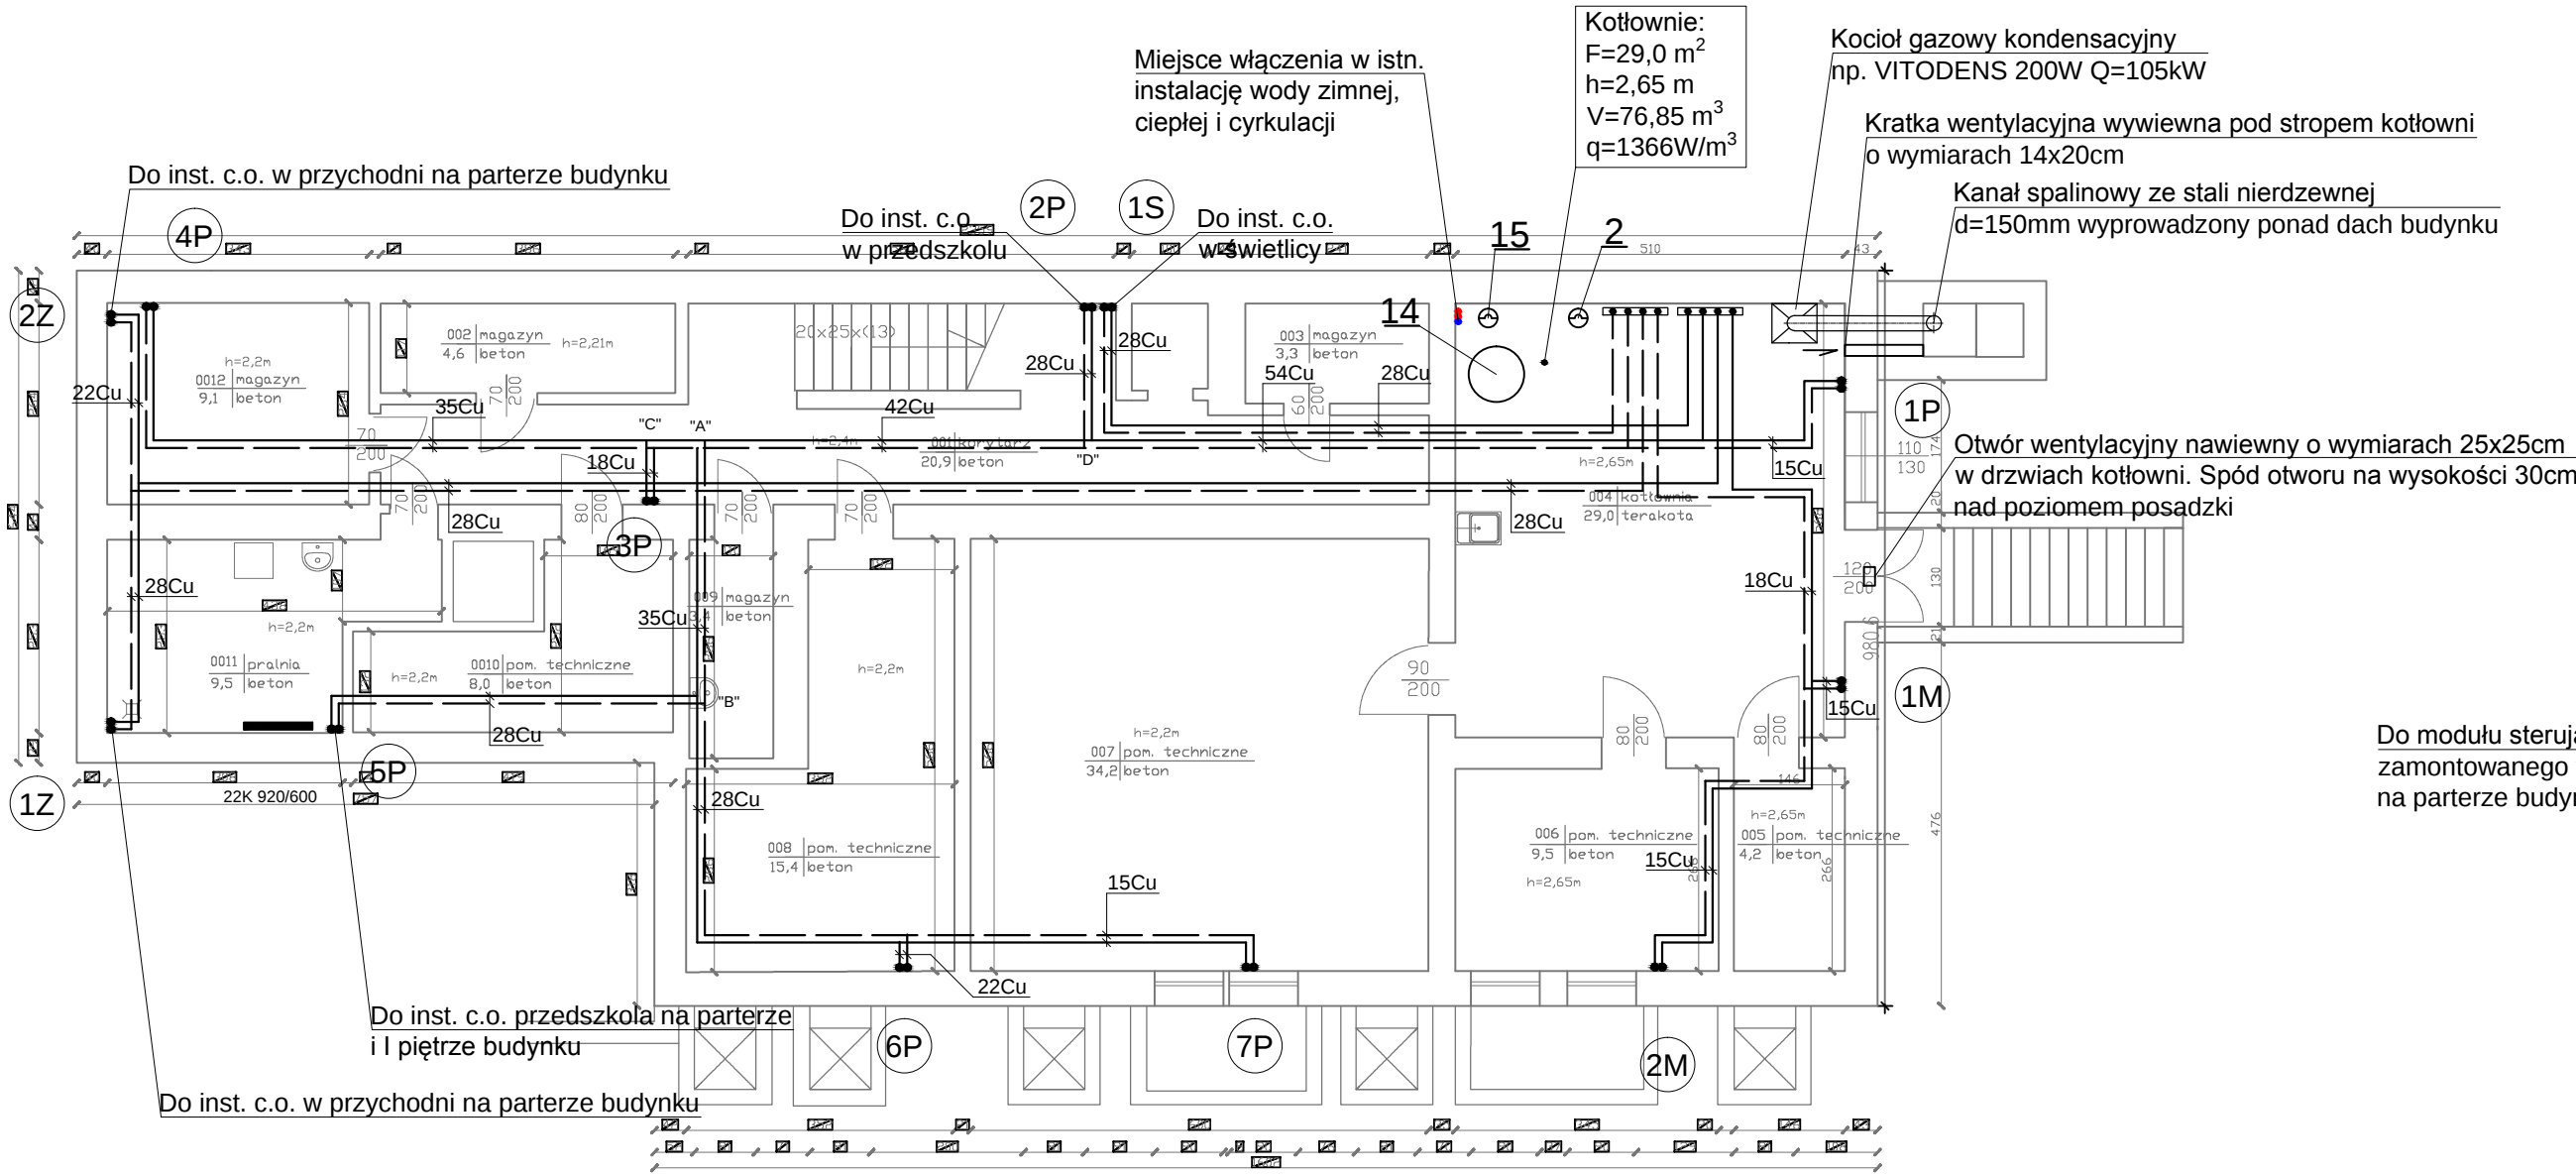

OZNACZENIA:

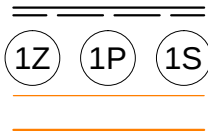

proj. inst. c.o.
proj. piony inst. c.o.
istn. inst. gazowa dn40
proj. inst. gazowa dn40

UWAGA:

Połączenia w obrębie kotłowni wykonać wg schematu technologicznego rys nr 5/S

DOLNOŚLĄSKA AGENCJA ENERGII I ŚRODOWISKA s.c.		Agnieszka Cena-Soroko, Jerzy Żurawski, ul. Pełczyńska 11, 51-180 Wrocław	
PROJEKT WYKONAWCZY REMONTU BUDYNKU W ZAKRESIE TERMOMODERNIZACJI PRZY UL. SKALNIKÓW 5A W CZARNYM BORZE			NR RYSUNKU: 1/S
RZUT PIWNIC			SKALA: 1:100
OBIEKT:	BUDYNEK UŻYTECZNOŚCI PUBLICZNEJ 58-379 CZARNY BÓR, UL. SKALNIKÓW 5A NR.DZ. 399/1, 395/1, 399/3, OBRĘB NR2 CZARNY BÓR		DATA: 02. 2016
INWESTOR:	GMINA CZARNY BÓR, UL. XXX-LECIE PRL 18, 58-379 CZARNY BÓR		PODPIS:
PROJEKTANT:	inż. Stefan Nawrotkiewicz upr. w spec. instalacyjno-sanitamej UAN.7342-186/94		PODPIS:
SPRAWDZIŁ:	mgr inż. Wanda Badura upr. w spec. instalacyjno-sanitamej UAN.7342-111/94		PODPIS:
ASYSTENT PROJEKTANTA:	inż. Marcin Nawrotkiewicz		PODPIS: