


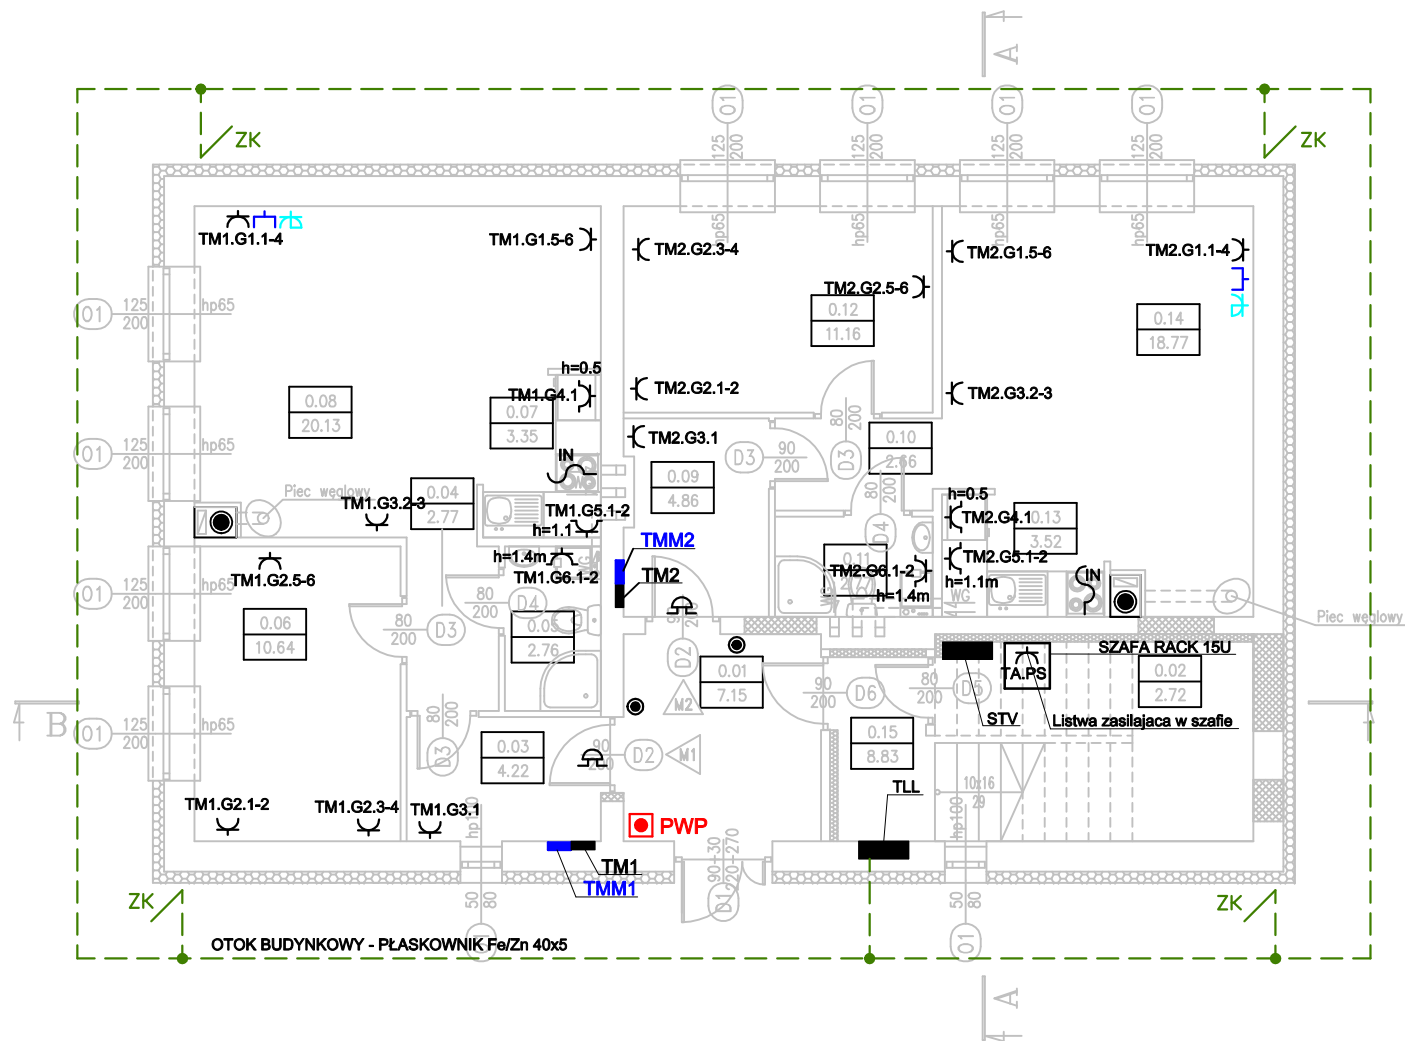

B I L A N S P O W I E R Z C H N I				
JACZKÓW 22				
NR POM.	NAZWA POMIESZCZENIA	RODZAJ POSADZKI	POW. PODŁOGI	POW. H>190cm
LOKAL 1				
0.03	Wiatrołap	plyt. cer.	4.22	4.22
0.04	Korytarz	plyt. cer.	2.77	2.77
0.05	W-c	plyt. cer.	2.76	2.76
0.06	Sypialnia	panele	10.64	10.64
0.07	Aneks kuchenny	plyt. cer.	3.35	3.35
0.08	Pokój dzienny	panele	20.13	20.13
RAZEM LOKAL 1			43.87	43.87
LOKAL 2				
0.09	Wiatrołap	plyt. cer.	4.86	4.86
0.10	Korytarz	plyt. cer.	2.66	2.66
0.11	W-c	plyt. cer.	2.77	2.77
0.12	Sypialnia	panele	11.16	11.16
0.13	Aneks kuchenny	plyt. cer.	3.52	3.52
0.14	Pokój dzienny	panele	18.77	18.77
RAZEM LOKAL 2			43.74	43.74
POWIERZCHNIA WSPÓLNA				
0.01	Hol wejściowy	plyt. cer.	16.88	16.88
0.02	Komórka	plyt. cer.	7.44	2.72
0.15	Klatka schodowa	plyt. cer.	8.83	8.83
RAZEM POWIERZCHNIA WSPÓLNA			33.15	28.43
OGÓŁEM SUMA POWIERZCHNI			120.76	116.04
KUBATURA			970	

LEGENDA:

-
- Gniazdo elektryczne - Zasilic przewodem YDYżo 3x2.5mm2
-
- Gniazdo elektryczne hermetyczne - Zasilic przewodem YDYżo 3x2.5mm2
-
- Wypust kabla zakończony kostką w puszcze p/t 75x75. Zasilanie pieca elektrycznego - Doprowadzić przewód YDYżo 5x4mm2 z tablicy TM.x
-
- Dzwonek
-
- Gniazdo sieci komputerowej 2xRJ45 kat. 5e
-
- Gniazdo antenowe SAT/TV/RTV - doprowadzić z tablicy TVS przewód koncentryczny TT-113

UWAGI:

1. Obwody gniazd wtykowych wykonać przewodem YDYżo 3x2.5 mm 450/750V, p/t
2. W pomieszczeniach wilgotnych stosować osprzęt hermetyczny min. IP 44
3. Wysokość montażu oraz lokalizacja osprzętu według oznaczeń. W przypadku braku oznaczenia wysokość montażu 0.3 m
4. Przewody prowadzić podtynkowo.
5. Rozgałęzienia obwodów realizować poprzez łączenie przewodów w puszkach instalacyjnych pod osprzętem lub na zaciskach gniazd.
6. Przyjęto następujący opis obwodów gniazd *tablica.numer obwodu.numer gniazda* np.

TM1.G1.1 - Tablica TM1.G1.obwód gniazd nr. 1 gniazdo nr 1 - ilość gniazd 1

TM1.G1.3-4 - Tablica TM1.obwód gniazd nr 1 - gniazdo 3 i 4 - ilość gniazd 2
7. Okablowanie instalacji niskoprądowych prowadzić z zachowaniem minimalnych dopuszczalnych odległości od okablowania instalacji silnoprądowych

Układ Sieci: TN-S

Ochrona od porażeni:
SZYBKE WYŁĄCZENIE

PROJEKT BUDOWLAN– WYKONAWCZY	
PRZEBUDOWY BUDYNKU JACZKÓW 22 NA CELE MIESZKANIOWE	
PROJEKT BUDOWLANO–WYKONAWCZY	SKALA 1:100
PLAN INSTALACJI ELEKTRYCZNEJ WEWNĘTRZNEJ – RZUT PARTERU	BRANZA: ELEKTRYCZNA
DANE INWESTORA: GMINA CZARNY BÓR ul. XXX-lecia PRL 18 58–379 CZARNY BÓR	NR RYSUNKU: E-01
ADRES BUDOWY: Jaczków 22 dz. nr 284/5	
PROJEKTOWAŁ: mgr inż. Tomasz Knapik MAP/0052/P00E/13	PODPIS:
OPRACOWAŁ: mgr inż. Grzegorz Latocha	PODPIS:
Pracownia Projektowa ”PIK”s.c. Anna i Maciej PINDUROWIE 44–240 ŻORY, ul. Szeroka 24 tel. 0*32 434–42–20 www.pik.pl e-mail:biuro@pik.pl	