


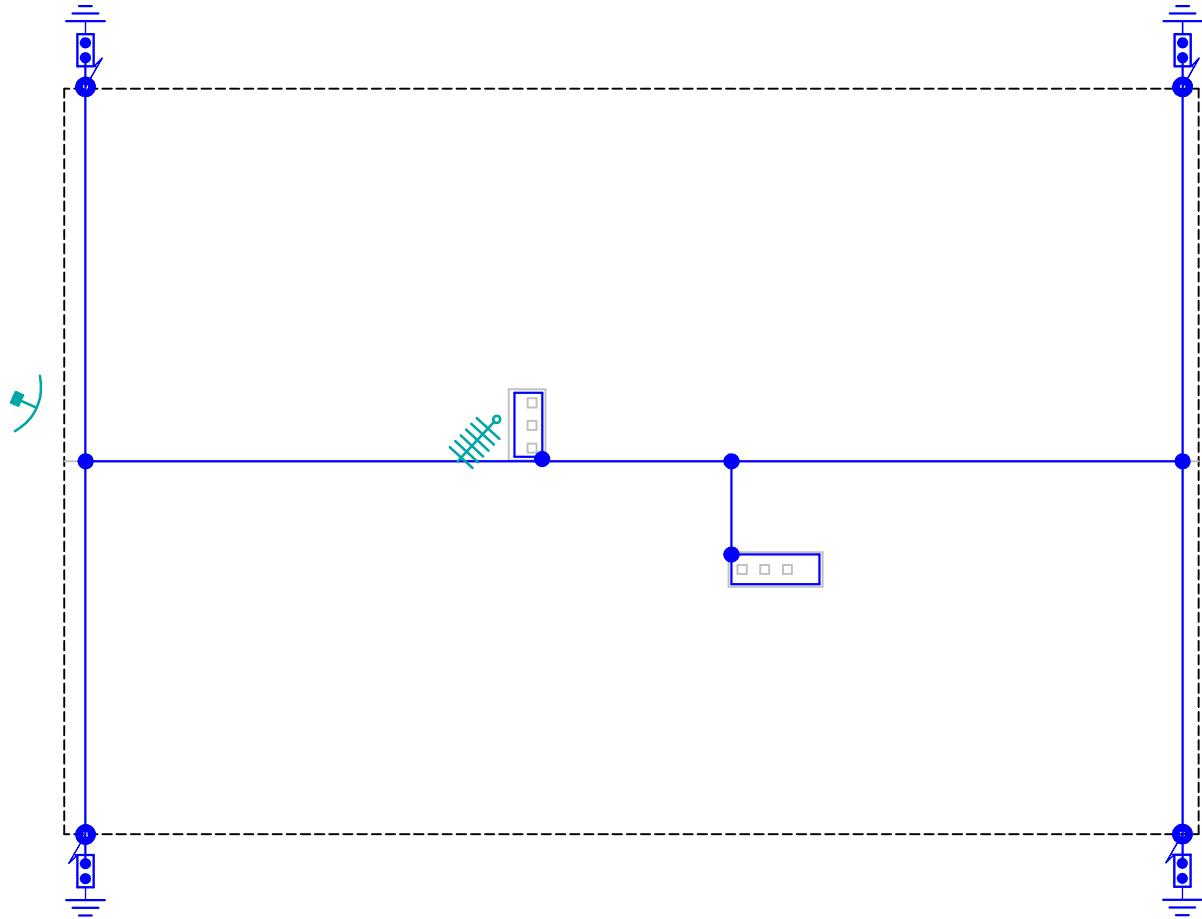

LEGENDA:

- 
- złącze pomiarowe montowane na w skrzynce probierczej zainstalowane na elewacji budynku wraz z przewodem uziemiającym typu FeZn 30x4mm - połączyć z elementami stalowymi budynku poprzez spawanie
- 
- przewód odprowadzający izolowany, trasa pionowa ułożony w ociepleniu w osłonie rury grubościennnej typu BE
- 
- Zwód poziomy - drut Fe/Zn $\varnothing$ 8
- 
- Antena DVB-T + Antena radiowa - ukierunkowana na nadajnik Kosztowy - Doprowadzić z PS 2 x przewód koncentryczny TT-113
- 
- Antena satelitarna - Montaż ścienny - Doprowadzić z tablicy PS 8 x Przewod koncentryczny TT-113

UWAGI:

Całość prac wykonać zgodnie z obowiązującymi arkuszami normy PN-EN 62305
Po zakończeniu prac sporządzić dokumentację powykonawczą, do której należy załączyć prokolarne wyniki pomiarów.

Układ Sieci: TN-S

Ochrona od porażeni:
SZYBKE WYŁĄCZENIE

PROJEKT BUDOWLAN– WYKONAWCZY	
PRZEBUDOWY BUDYNKU JACZKÓW 22 NA CELE MIESZKANIOWE	
PROJEKT BUDOWLANO–WYKONAWCZY	SKALA 1:100
PLAN INSTALACJI ODGROMOWEJ – RZUT DACHU	BRANŻA: ELEKTRYCZNA
DANE INWESTORA: GMINA CZARNY BÓR ul. XXX-lecia PRL 18 58–379 CZARNY BÓR	NR RYSUNKU: E-02
ADRES BUDOWY: Jaczków 22 dz. nr 284/5	
PROJEKTOWAŁ: mgr inż. Tomasz Knapik MAP/0052/P00E/13	PODPIS:
OPRACOWAŁ: mgr inż. Grzegorz Latocha	PODPIS:
Pracownia Projektowa ”PIK”s.c. Anna i Maciej PINDUROWIE 44–240 ŻORY, ul. Szeroka 24 tel. 0*32 434–42–20 www.pik.pl e–mail:biuro@pik.pl	