


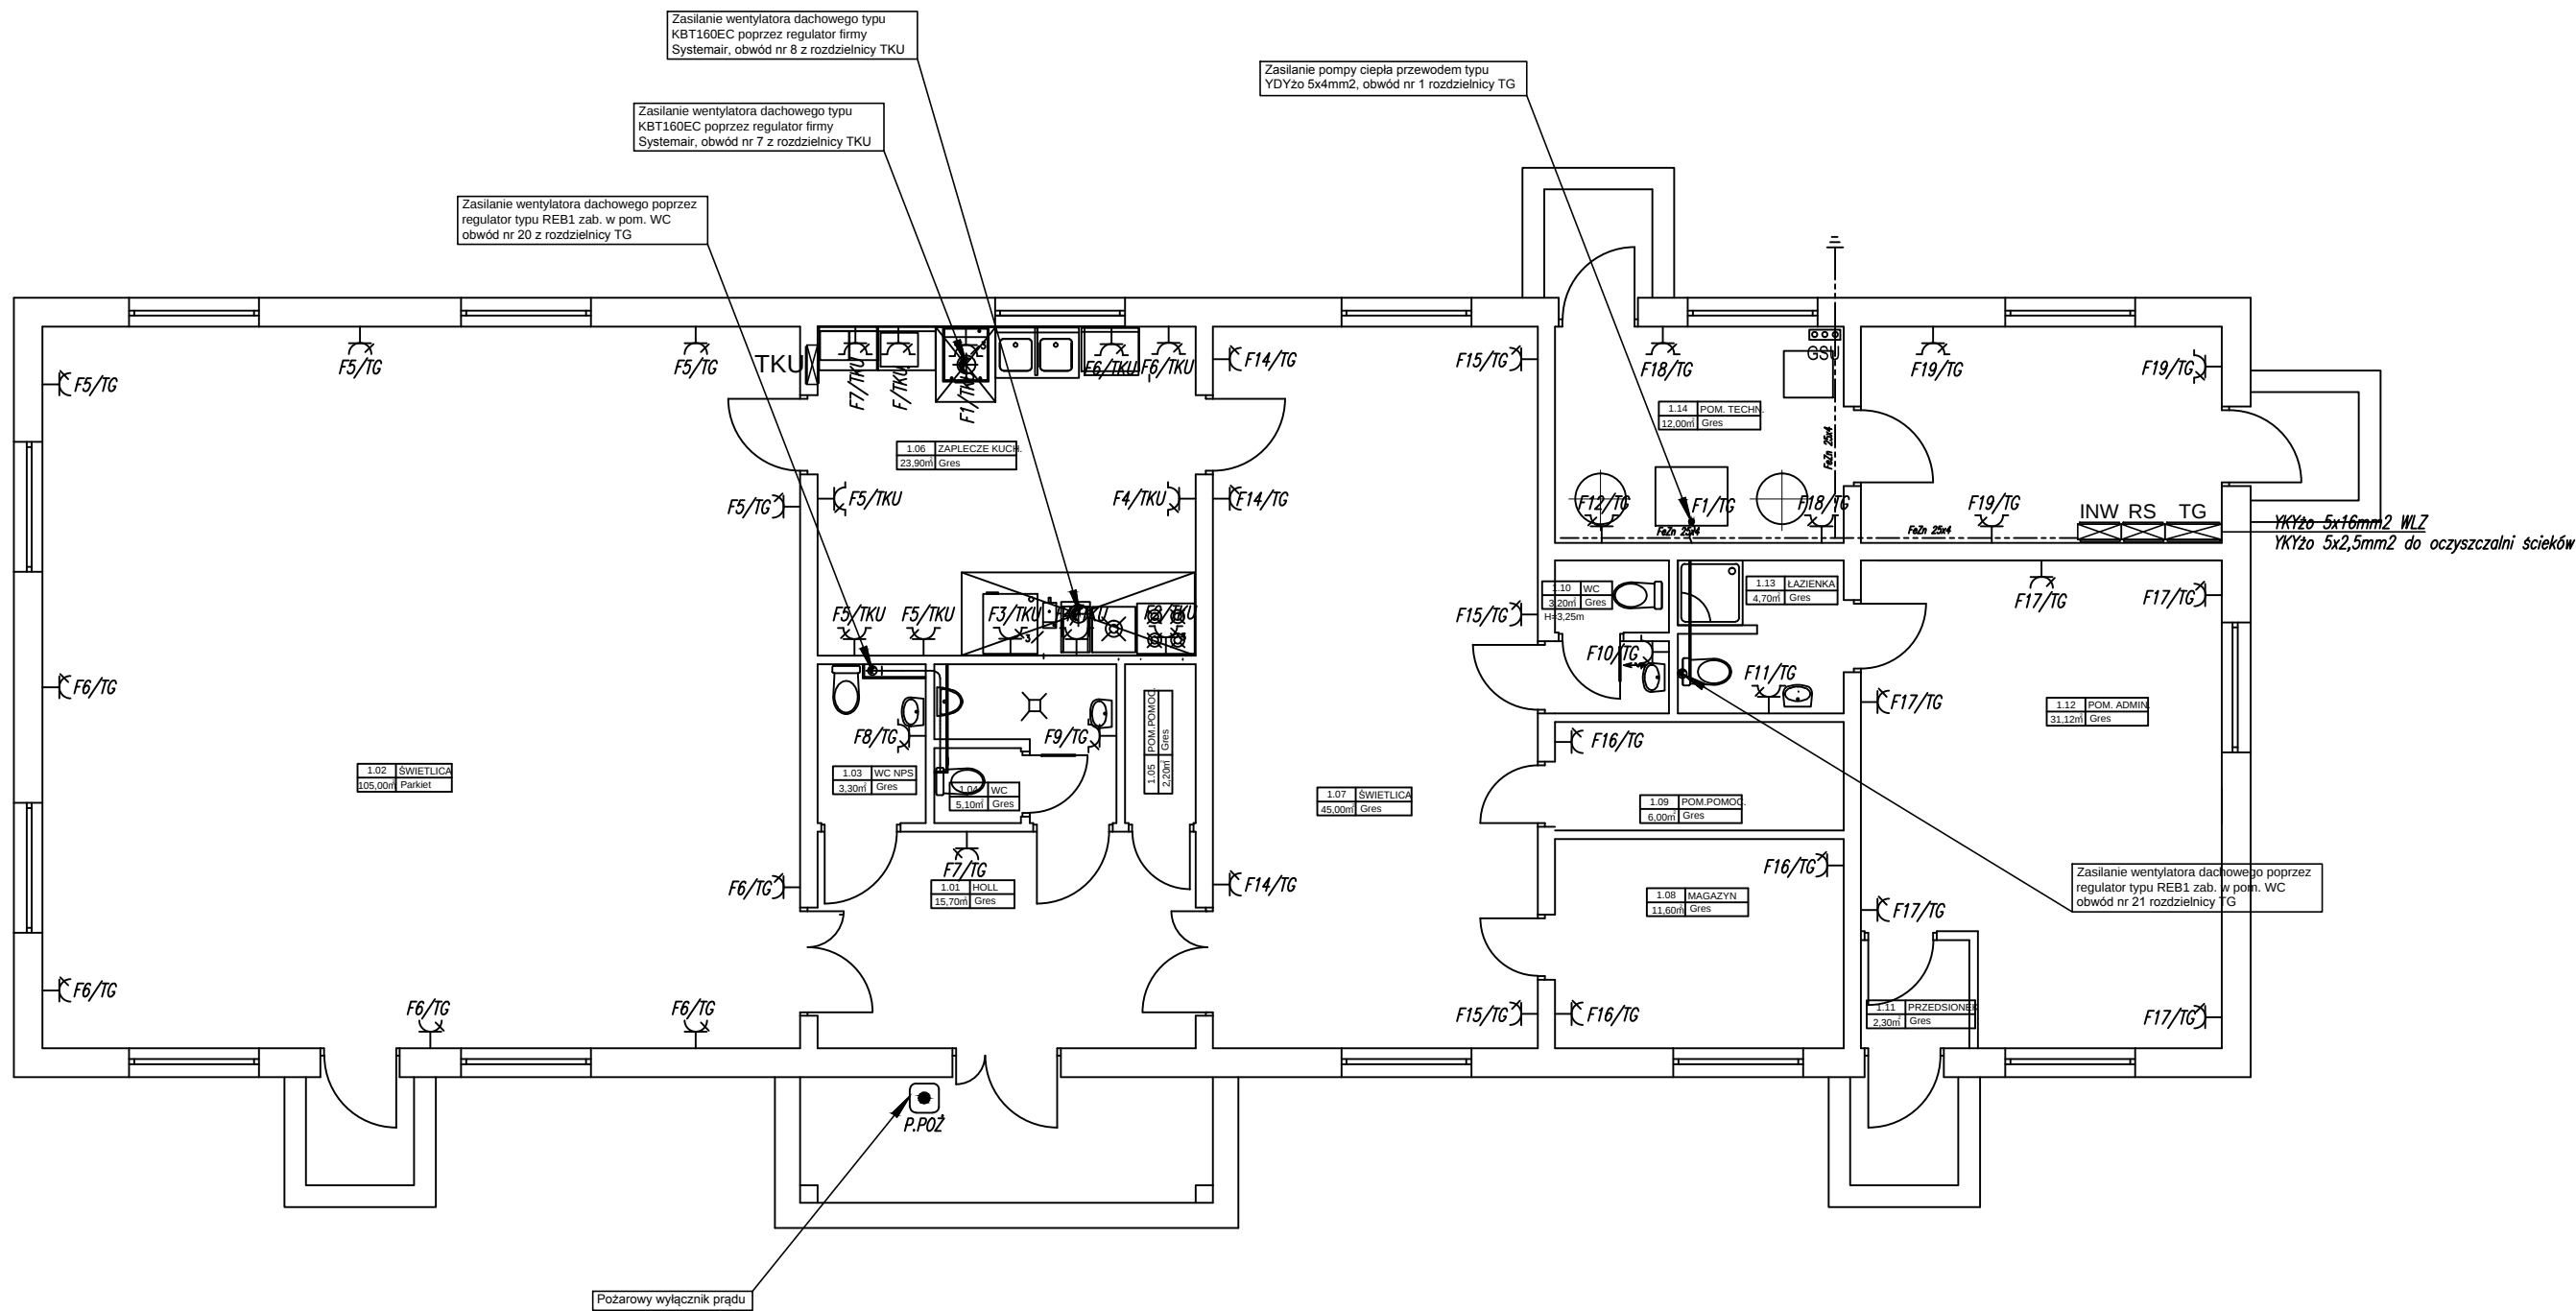

LEGENDA:

-  Rozdzielnice elektryczne
TG – główna rozdzielnica elektryczna budynku
TKU – rozdzielnica elektryczna zaplecza kuchennego
INW – projektowana inwerter o mocy 25000W
-  GSU
Główna szyna uziemiająca
-  Wypust elektryczny – zapas przewodu
-  Przycisk pożarowego głównego wyłącznika prądu budynku
-  Gniazdo elektryczne 2P+Z 10A/16A
-  Gniazdo elektryczne 2P+Z 10A/16A, IP44
-  Gniazdo elektryczne 4P+Z 16A, IP65



grafion

PRACOWNIA PROJEKTOWA

Pracownia Projektowa "GRAFION"

ul. Żeromskiego 69/3, 58-302 Wałbrzych

tel. 74 / 844-65-02

Obiekt: Budowa świetlicy z zapleczem socjalno-biurowym
wraz z infrastrukturą towarzyszącą w Grzędach
- dz. nr 258/2 obr. 5 Grzędy

Inwestor: Gmina Czarny Bór
ul. XXX-lecia PRL 18
58-379 Czarny Bór

RZUT PARTERU

PLAN INSTALACJI GNIAZD WTYKOWYCH

	Imię i nazwisko	Nr upraw.	Data	Podpis	
Projektant br. inst. elekt.	mgr inż. Przemysław Jaromin	157/DOŚ/03			Skala 1:100
					Nr rys 1E
					Nr str.