


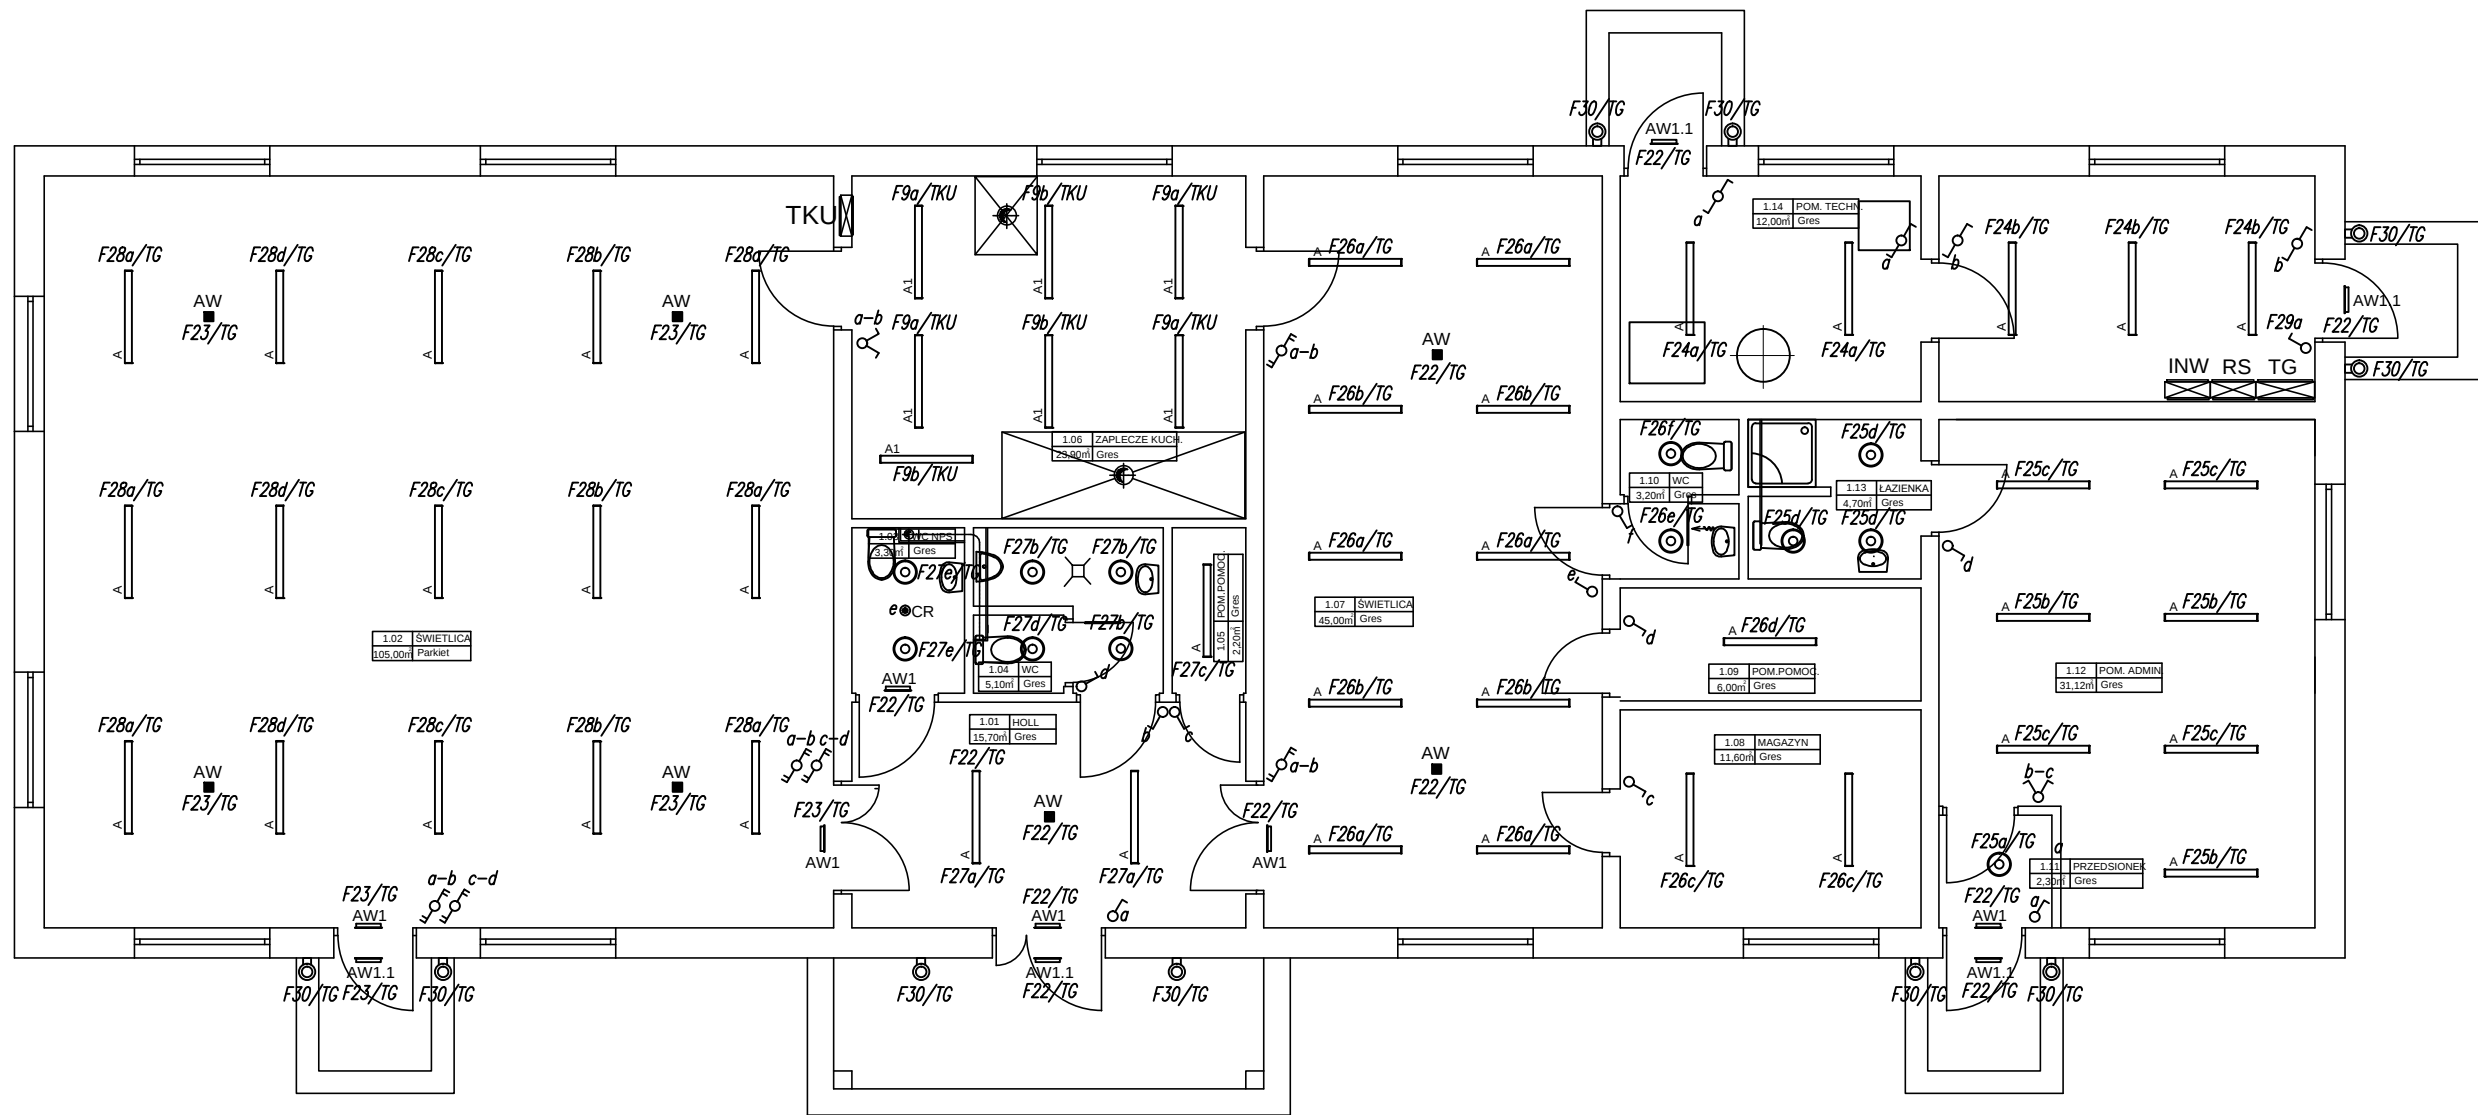

# LEGENDA:

-  Rozdzielnice elektryczne  
TG – główna rozdzielnica elektryczna budynku  
TKU – rozdzielnica elektryczna zaplecza kuchennego  
INW – projektowany inwerter o mocy 25000W
-  Oprawa nastropowa LED 40W 4300lm
-  Oprawa nastropowa LED 40W IP65 4300lm
-  Oprawa naścienna z czujką zmierzchową LED 10W IP65
-  Oprawa nastropowa typu downlight LED 24W IP44
-  Oprawa oświetlenia ewakuacyjnego LED 3W 1h
-  Oprawa oświetlenia ewakuacyjnego "kierunkowa" LED 3W 1h
-  Oprawa oświetlenia ewakuacyjnego LED 3W 1h IP65 cold
-  Łącznik jednobiegunowy
-  Łącznik jednobiegunowy IP44
-  Łącznik dwubiegunowy
-  Łącznik schodowy
-  Łącznik schodowy podwójny
-  Czujka ruchu 360 stopni



Pracownia Projektowa "GRAFION"  
ul. Żeromskiego 69/3, 58-302 Wałbrzych  
tel. 74 / 844-65-02

Objekt: Budowa świetlicy z zapleczem socjalno-biurowym  
wraz z infrastrukturą towarzyszącą w Grzędach  
- dz. nr 258/2 obr. 5 Grzędy  
Inwestor: Gmina Czarny Bór  
ul. XXX-lecia PRL 18  
58-379 Czarny Bór

## RZUT PARTERU PLAN INSTALACJI OŚWIETLENIA

|                                | Imię i nazwisko             | Nr upr.    | Data | Podpis |         |       |
|--------------------------------|-----------------------------|------------|------|--------|---------|-------|
| Projektant<br>br. inst. elekt. | mgr inż. Przemysław Jaromin | 157/DOŚ/03 |      |        | Skala   | 1:100 |
|                                |                             |            |      |        | Nr rys  | 2E    |
|                                |                             |            |      |        | Nr str. |       |