


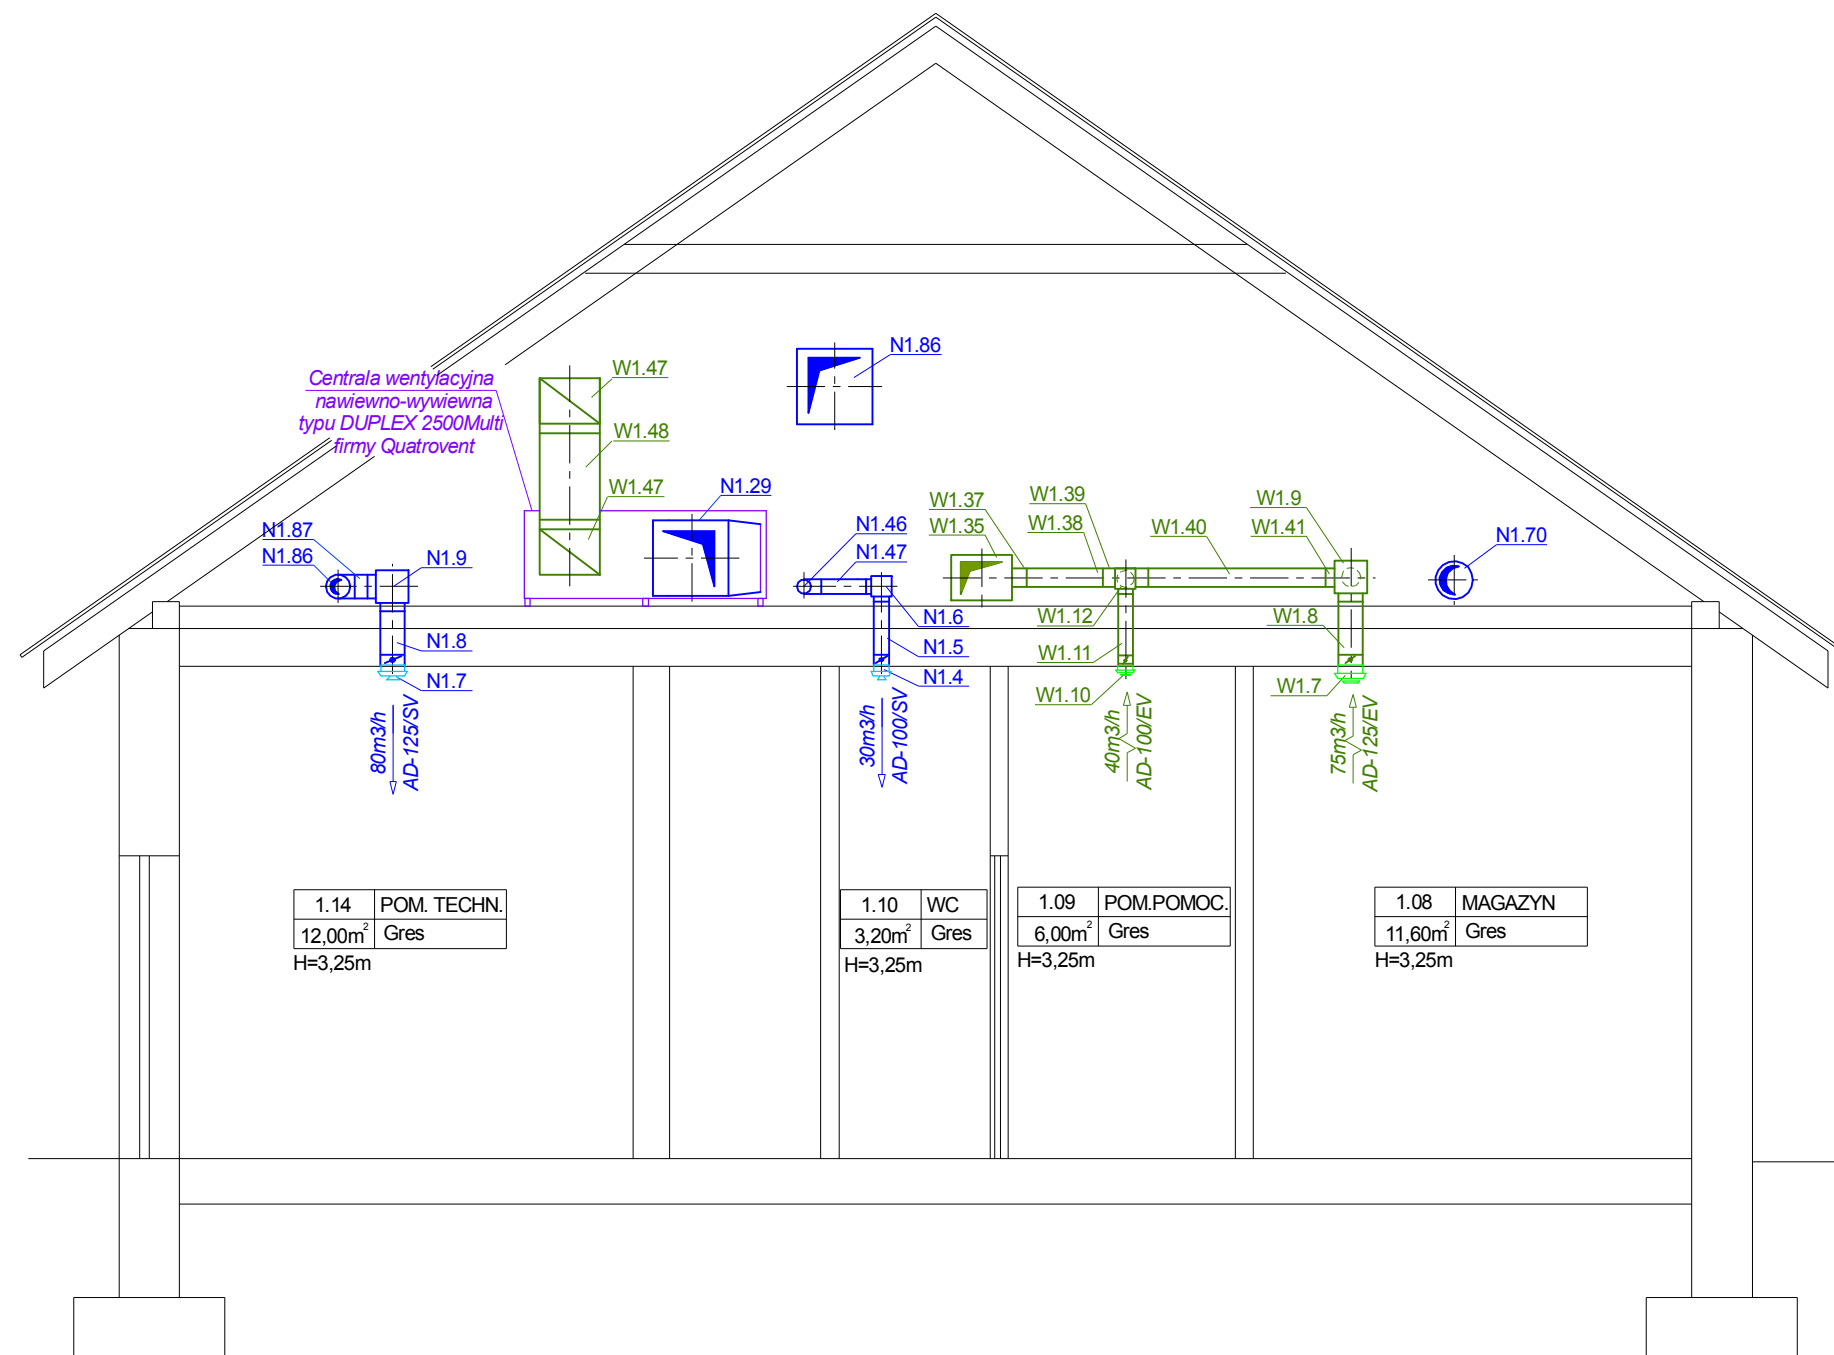

UWAGI:
Kondensat z centrali wentylacyjnej należy odprowadzić do pionu kanalizacji sanitarnej K3

OZNACZENIA:
— - nawiew
— - wywiew

 PRACOWNIA PROJEKTOWA		Pracownia Projektowa "GRAFION" ul. Żeromskiego 69/3, 58-302 Wałbrzych tel. 74 / 844-65-02			
Obiekt: Budowa świetlicy z zapleczem socjalno-biurowym wraz z infrastrukturą towarzyszącą w Grzędach - dz. nr 258/2 obr. Grzędy, gmina Czarny Bór Inwestor: Gmina Czarny Bór ul. XXX-lecia PRL 18 58-379 Czarny Bór		INSTALACJA WENTYLACJI - - PRZEKRÓJ A - A			
	Imię i nazwisko	Nr upraw.	Data	Podpis	
Projektant branża sanit.	mgr inż. Małgorzata Holewa	NBGP.V- 7342/3/20/97	15.11.2016		Skala 1:50
Asystent:	inż. Agnieszka Słysz		15.11.2016		Nr rys. 14
					Nr str. 102