


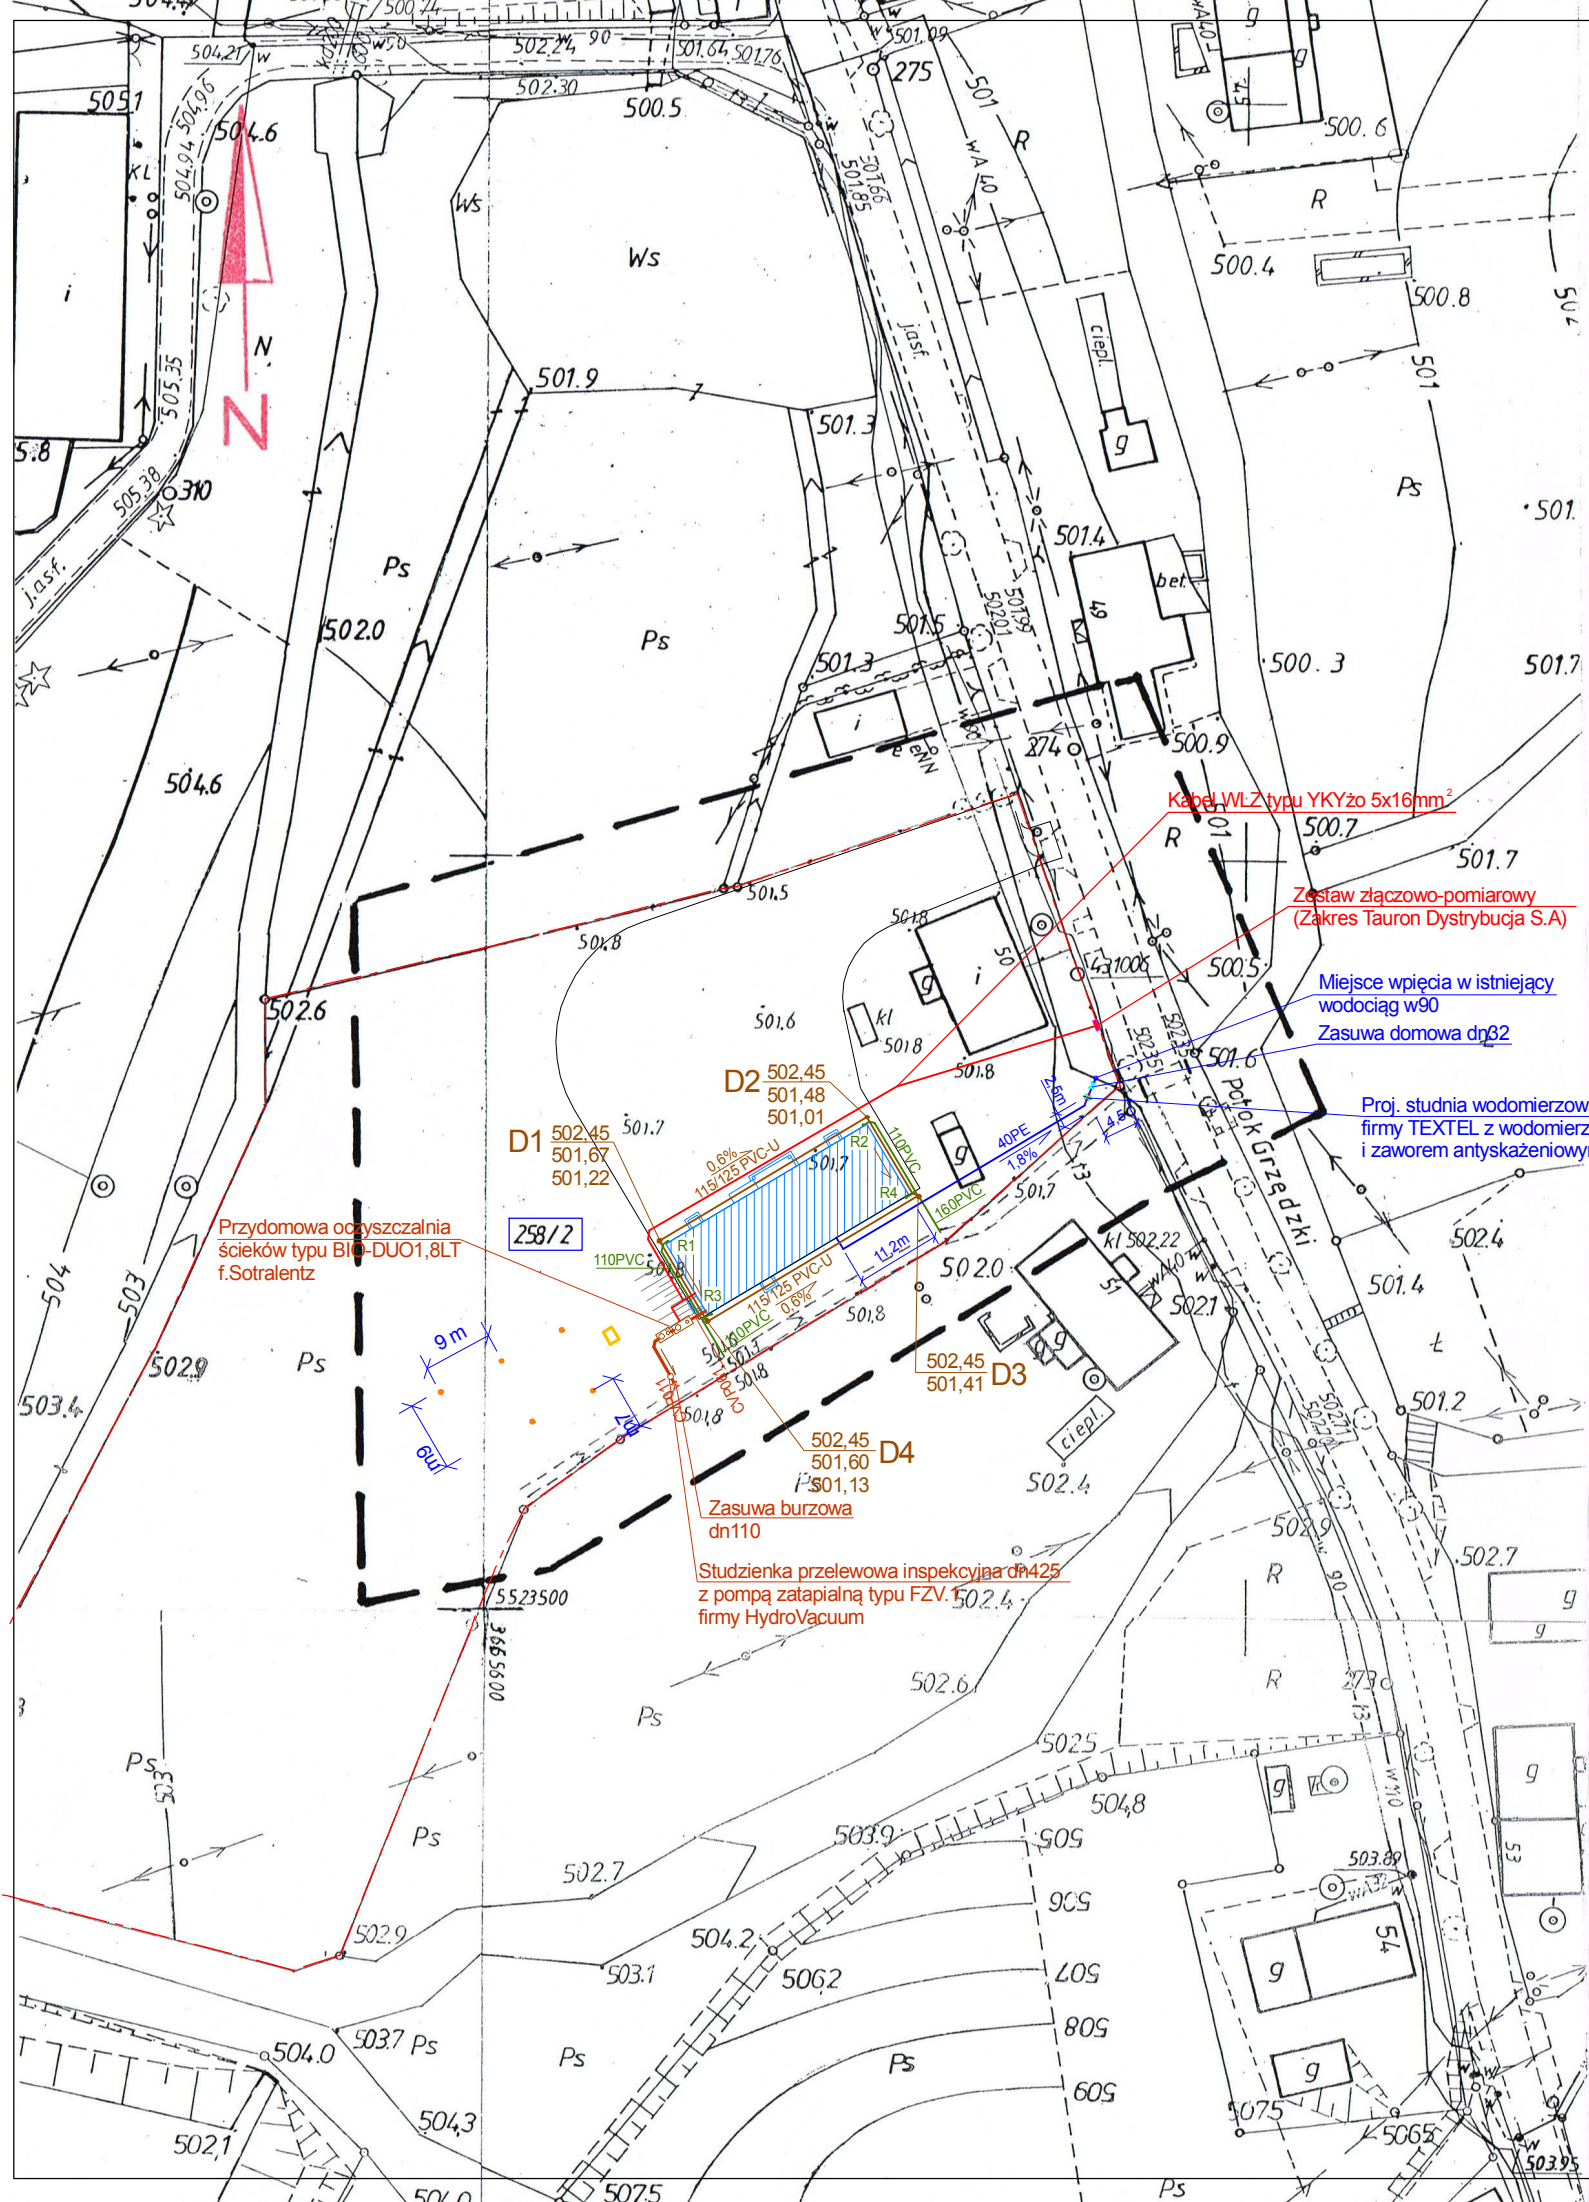

MAPA DO CELÓW PROJEKTOWYCH		
Ozn. kancelaryjne zgłoszenia pracy geodezyjnej		SGN 6640.182.2016
Nazwa miejscowości		Grzędy 50
Jednostka ewidencyjna	identyfikator	022104 2
	nazwa	Czarny Bór
Obręb ewidencyjny	identyfikator	0003
	nazwa	Grzędy
Skala mapy		1 : 1000
Nazwa układu współrzędnych	prostokątnych płaskich	„1965”
	układu wysokości	Kronsztadt 86
Oznaczenie granic obszaru, który był przedmiotem aktualizacji		-----
Informacje o służebnościach gruntowych mających wpływ na zagospodarowanie gruntów, zlokalizowanych w granicach projektowanej inwestycji		brak
Data opracowania mapy		25.03.2016 r.
GEODEZJA <i>Daniel Buszczak</i> 58-300 Wałbrzych, ul. Sowia 3/2 tel./fax 74 8461832, tel. 515 318 592 NIP 886-158-10-20 Regon: 021816490 <i>Daniel Buszczak</i> GEODETA UPRAWNIONY upr. nr 17468-wydanie przez Głównego Geodetę Kraju 58-300 Wałbrzych, ul. Sowia 3/2 tel./fax 74 8461832, tel. 515 318 592 Daniel Buszczak nr uprawnień 17469 Nie wyklucza się istnienia w terenie innych nie wykazanych na niniejszej mapie urządzeń podziemnych które nie były zgłoszone do inwentaryzacji lub o których brak informacji w instytucjach branżowych.		

Poświadczam, że niniejszy dokument został opracowany w wyniku prac geodezyjnych i kartograficznych, których rezultaty zawiera operat techniczny wpisany do ewidencji materiałów państwowej zasoby geodezyjnej i kartograficznej

STAROSTA WAŁBRZYSKI
Powiatowy Ośrodek Dokumentacji
Geodezyjnej i Kartograficznej w Wałbrzychu

Identyfikator ewidencyjny materiału:
zasoby-operatu technicznego: P.0221.0016.040.05.

Data wpisania operatu technicznego: 01-04-2016

do ewidencji materiałów zasoby:

Imię, nazwisko i podpis osoby reprezentującej organ: **Z up. Starosty**
INSPEKTOR
Małgorzata Juchniewicz

- OZNACZENIA:**
- budynek objęty opracowaniem
 - granica działki nr 258/2
 - przyłącze i zewnętrzna instalacja wody 40PE
 - kanalizacja sanitarna 160PVC
 - kanalizacja deszczowa
 - drenaż 115/125 PVC-U
 - kable nN
 - wstępne zlokalizowanie odwiertów (5 odwiertów po 100m każdy; wydajność dolnego źródła 500m łącznie) - wg odrębnego opracowania
 - studnia z kolektorem wielosekcyjnym typu ALTRA-R firmy ASPOL (5 sekcji) - wg odrębnego opracowania

 PRACOWNIA PROJEKTOWA		Pracownia Projektowa "GRAFION" ul. Żeromskiego 69/3, 58-302 Wałbrzych tel. 74 / 844-65-02			
Objekt: Budowa świetlicy z zapleczem socjalno-biurowym wraz z infrastrukturą towarzyszącą w Grzędach - dz. nr 258/2 obr. Grzędy, gmina Czarny Bór Inwestor: Gmina Czarny Bór ul. XXX-lecia PRL 18 58-379 Czarny Bór		PROJEKT ZAGOSPODAROWANIA TERENU			
	Imię i nazwisko	Nr upraw.	Data	Podpis	
Projektant: arch.	mgr inż. arch. Janusz Kowalczyk	57/Ww/72	15.11.2016		Skala 1:1000
Projektant: sanit.	mgr inż. Małgorzata Holewa	NBPG-V 7342/3/20/97	15.11.2016		Nr rys. 1
Projektant: elektr.	mgr inż. Przemysław Jaromin	157/DOS/03	15.11.2016		Nr str. 89