


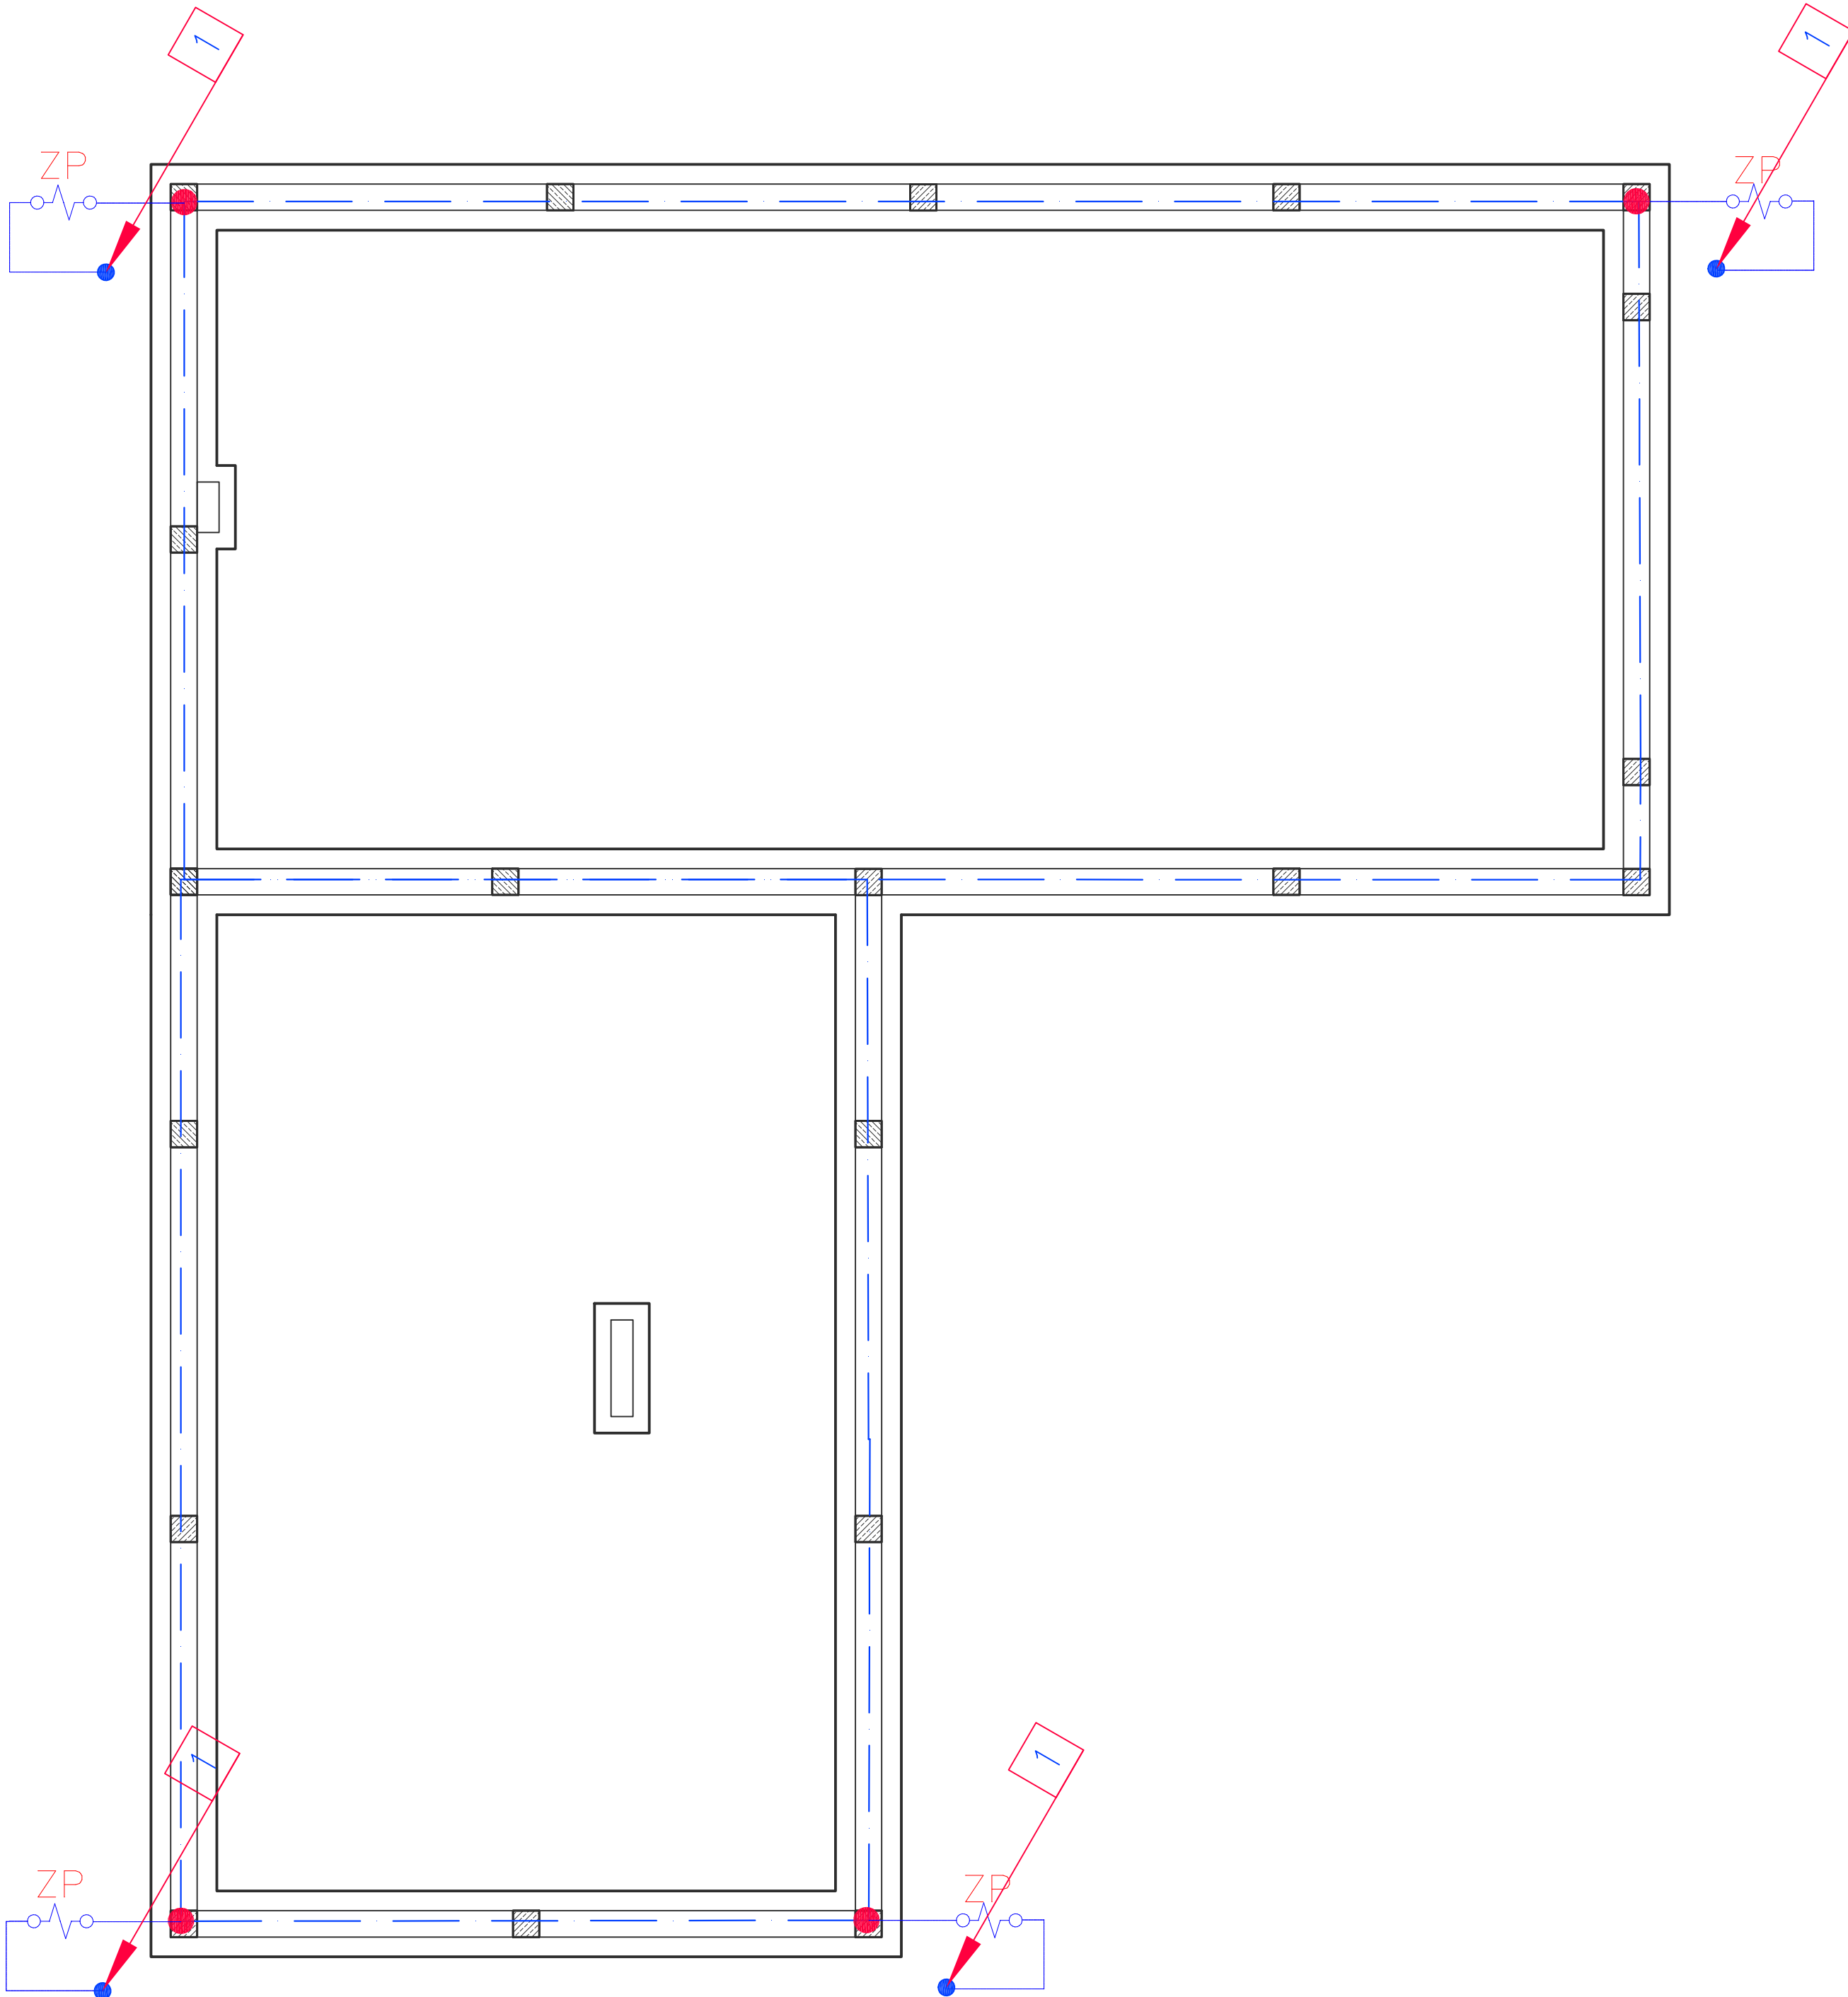

OZNACZENIA

MUZ	SIATKA ZBROJENIA STALOWEGO KONSTRUKCJI OBIEKTU W FUNDAMENCIE
	MARKA UZIEMIAJĄCA (SZYNA "HALFEN") POŁĄCZONA ZE ZBROJENIEM KONSTRUKCJI
ZP	GŁÓWNA SZYNA WYRÓWNIANIA POTENCJAŁÓW
	ZŁĄCZE KONTROLNO-POMIAROWE;
	PRZEWÓD ODPROWADZAJĄCY
SYMBOL	

UWAGI:

1. INSTALACJE POŁĄCZEŃ WYRÓWNAWCZYCH KONSTRUKCJI BUDYNKU NALEŻY WYKONAĆ SIATKA ZBROJENIA STALOWEGO OBIEKTU
2. POŁĄCZENIA WYRÓWNAWCZE OBIEKTU POŁĄCZYĆ DO INSTALACJI POŁĄCZEŃ WYRÓWNAWCZYCH KONSTRUKCJI POPRZECZ ZATAPIANIE W BETONIE MARKI MUZ.
3. OK. 50% PRETÓW PIONOWYCH I POZIOMYCH MUSI MIEĆ POŁĄCZENIA SPAWANE LUB SOLIDNIE POMIAZANE, POŁĄCZENIA SPAWANE NALEŻY ZABEZPIECZYĆ PRZED KOROZJĄ,
4. W PRZYPADKU SPAWANIA SPAW POWINIEN BYĆ WYKONANY NA DŁUGOŚCI NIE MNIEJSZEJ NIŻ 50mm.
5. NALEŻY ZAPEWNIĆ CIĄGŁOŚĆ GALWANICZNA STALI ZBROJENIOWEJ MIĘDZY POSZCZEGÓLNYMI PREFABRYKOWANYMI ELEMENTAMI ZBROJONEGO BETONU.

BIURO PROJEKTOWO-USŁUGOWE mgr inż. Zbigniew Uszko ul. Kwiatowa 7, 58-379 Czarny Bór tel: 74 8450027, kom.: 602750827			
Stadium	projekt budowlany	Branża	elektryczna
Obiekt	Remiza strażacka działka nr 497/2, 497/4, 497/3, 498, obręb nr 0006 Witków.		
Inwestor	Gmina Czarny Bór ul. Główna 18, 58-379 Czarny Bór		
Treść Opracowania	Rzut fundamentów. Instalacja uzemiaenia		Data 20.02.2018
Projektował	mgr inż. Magdalena Kozłowska Ogiąza Specj. elektryczna, 158/DOŚ/10		Skala 1:50
Projektował			Nr rys. 1/E
Sprawdził			