


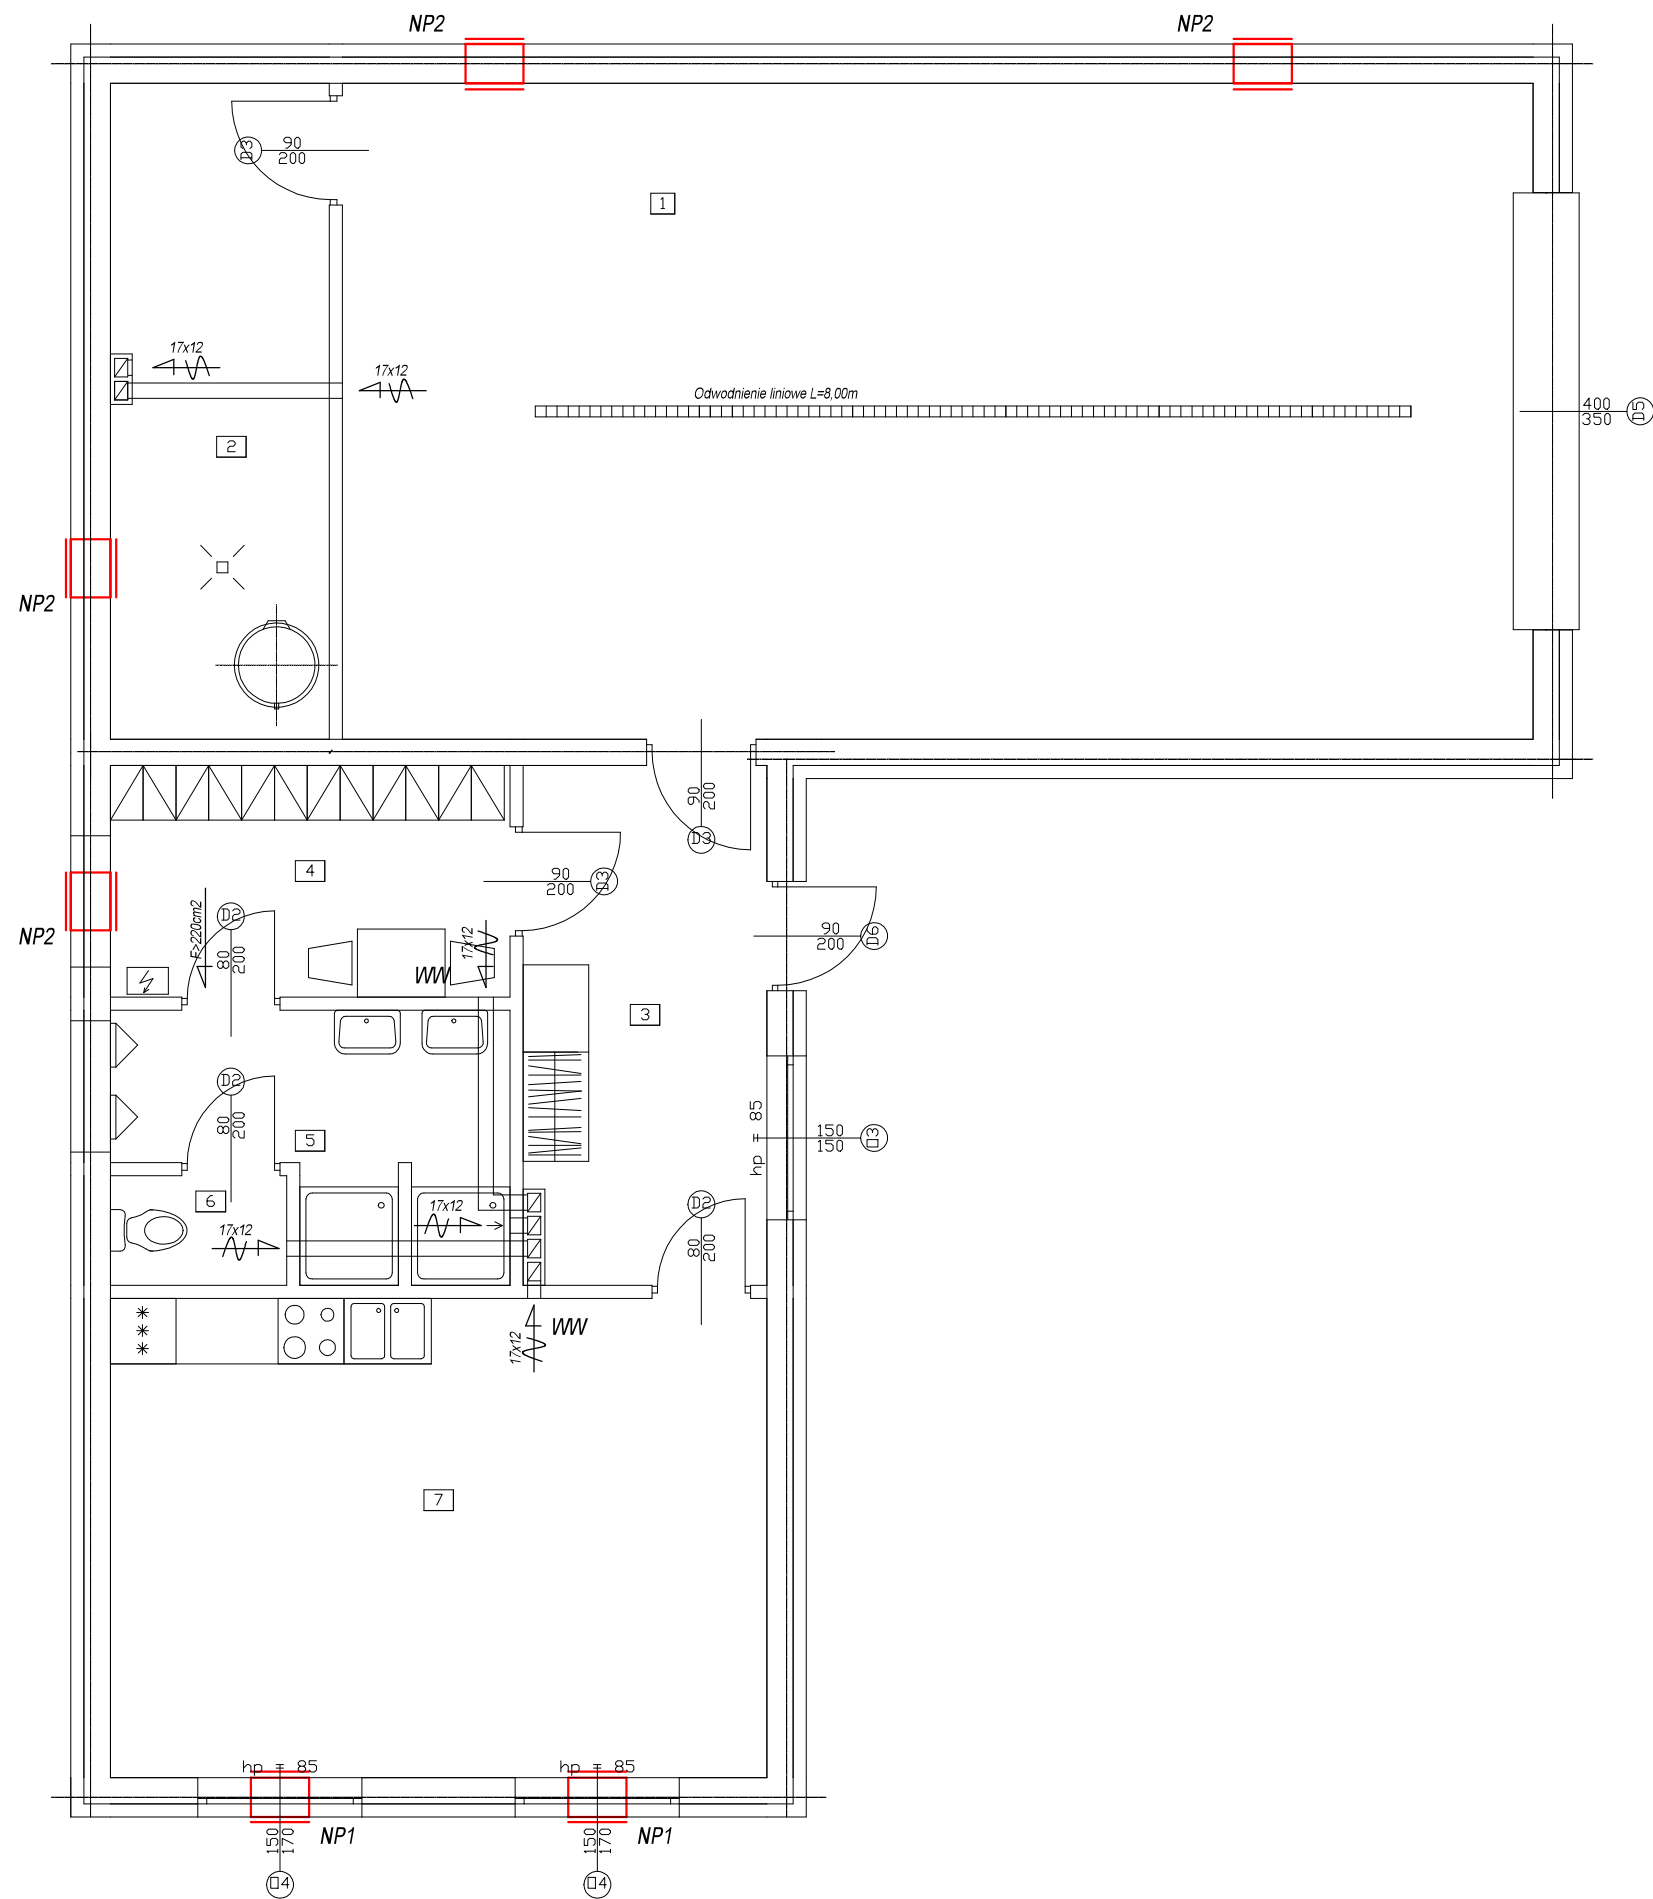

Wykaz pomieszczeń Budynek - Parter			
Nr	Nazwa pomieszczenia	Pow. użytkowa	Posadzka
		130.40 m²	
1	Garaz	65.29 m²	Terakota
2	Pomieszczenie techniczne	11.91 m²	Terakota
3	Wiatrotap	10.42 m²	Terakota
4	Szatnia	7.74 m²	Terakota
5	Łazienka	7.11 m²	Terakota
6	Toaleta	1.62 m²	Terakota
7	Pokój spotkań	26.31 m²	Terakota
Razem		130.40 m²	

OZNACZENIA LITEROWE:

- NP1 – nawiewnik ścienny typu NP1
NP2 – nawiewnik ścienny typu NP2
WW – kratka wentylacji wywiewnej z wentylatorem wyciągowym

 BIURO PROJEKTOWO-USŁUGOWE mgr inż. Zbigniew Uszko ul. Kwiatowa 7, 58-379 Czarny Bór tel: 74 8450027, kom.: 602750827			
Stadium	projekt budowlany	Branża	instalacje sanitarne
Obiekt	Remiza strażacka działka nr 497/2, 497/4, 497/3, 498, obrob nr 0006 Witków.		
Investor	Gmina Czarny Bór ul. Główna 18, 58-379 Czarny Bór		
Treść Opracowania	RZUT POMIESZCZEŃ – WENTYLACJA POMIESZCZEŃ		Data 20.02.2018r.
Projektował	mgr inż. Bartłomiej Kaluza specj. instalacyjna, 161/DOS/12		Skala 1:50
Projektował			Nr rys. IS.4.
Sprawdził			