


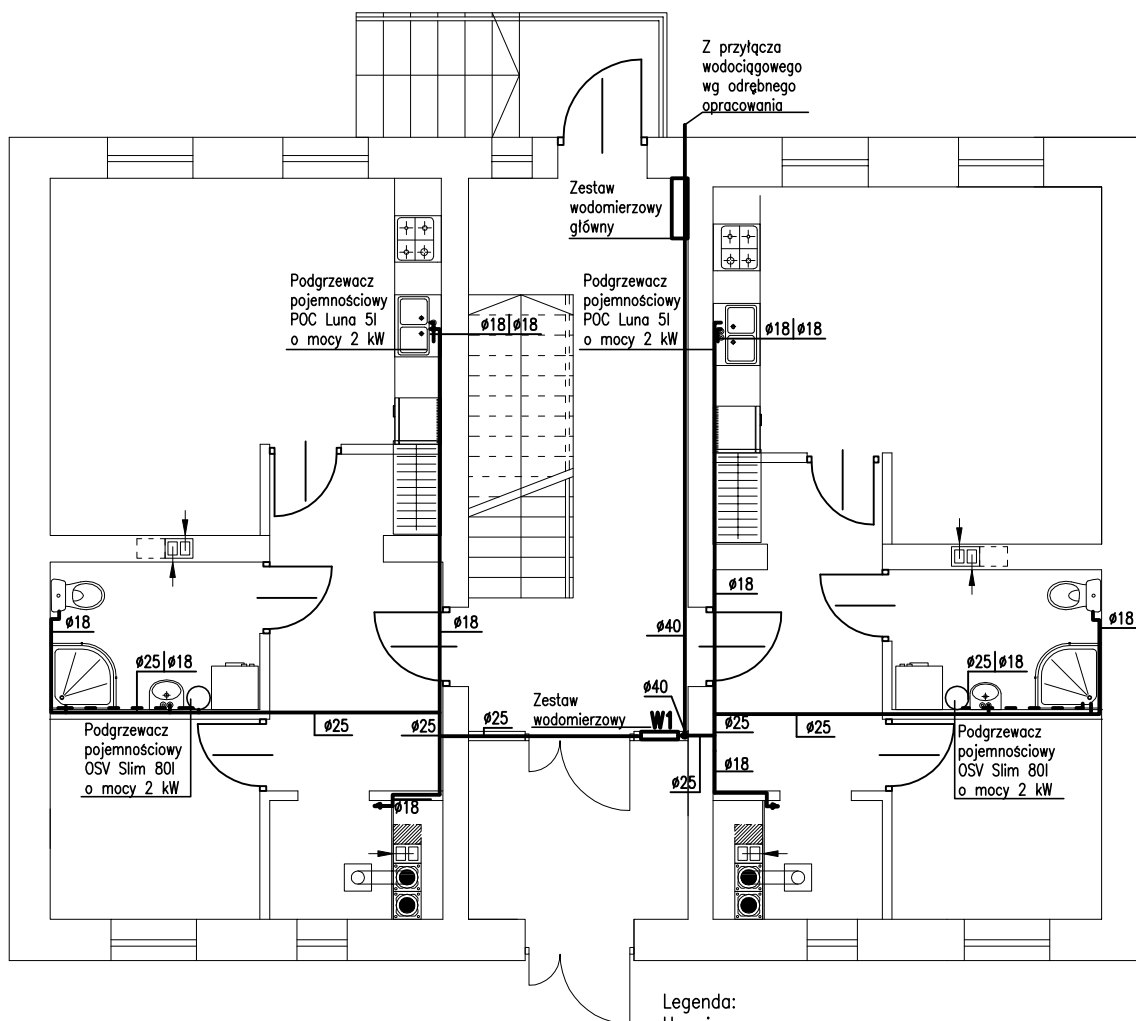

Legenda:

Uwagi:

1. Instalację wody zimnej, ciepłej wykonać z rur typu PE-Xc bez osłon antydyfuzyjnych firmy KAN o następujących średnicach:

—Ø18 — Ø18x2,5

—Ø25 — Ø25x3,5

—Ø32 — Ø32x4,4

z rur typu PE-RT/Al/PE-HD Multi Universal firmy KAN o następujących średnicach:

—Ø40 — Ø40x3,5

3. Instalację wodociągową wykonać poprzez połączenia w systemie KAN-therm Push od średnic: Ø18x2,5—Ø32x4,4 oraz w systemie KAN-therm Press — Ø40x3,5

— — woda zimna

- - - - woda ciepła

INWESTBUD

**Przedsiębiorstwo "INWESTBUD" Sp. z o.o.,
58-306 Wałbrzych, ul. Jaworowa 15a**

Projektant:	mgr inż. Jerzy Kaszubski	GT.II-83 464-22/76		Data: 07.2013
Asystenci:	mgr inż. Maciej Rogowski			Stadium: PW
Sprawdzający:	mgr inż. Łukasz Szpinek	82/D0Ś/08		
Temat:	Remont i przebudowa budynku mieszkalnego z dostosowaniem do utworzenia mieszkań socjalnych, Czarny Bór, ul. XXX-lecia PRL 51			Skala: 1:100
Inwestor:	Gmina Czarny Bór ul. XXX-lecia 18; 58-379 Czarny Bór			Nr rys.: 1
Tytuł rys.:	RZUT PARTERU – INSTALACJA WODNA			