


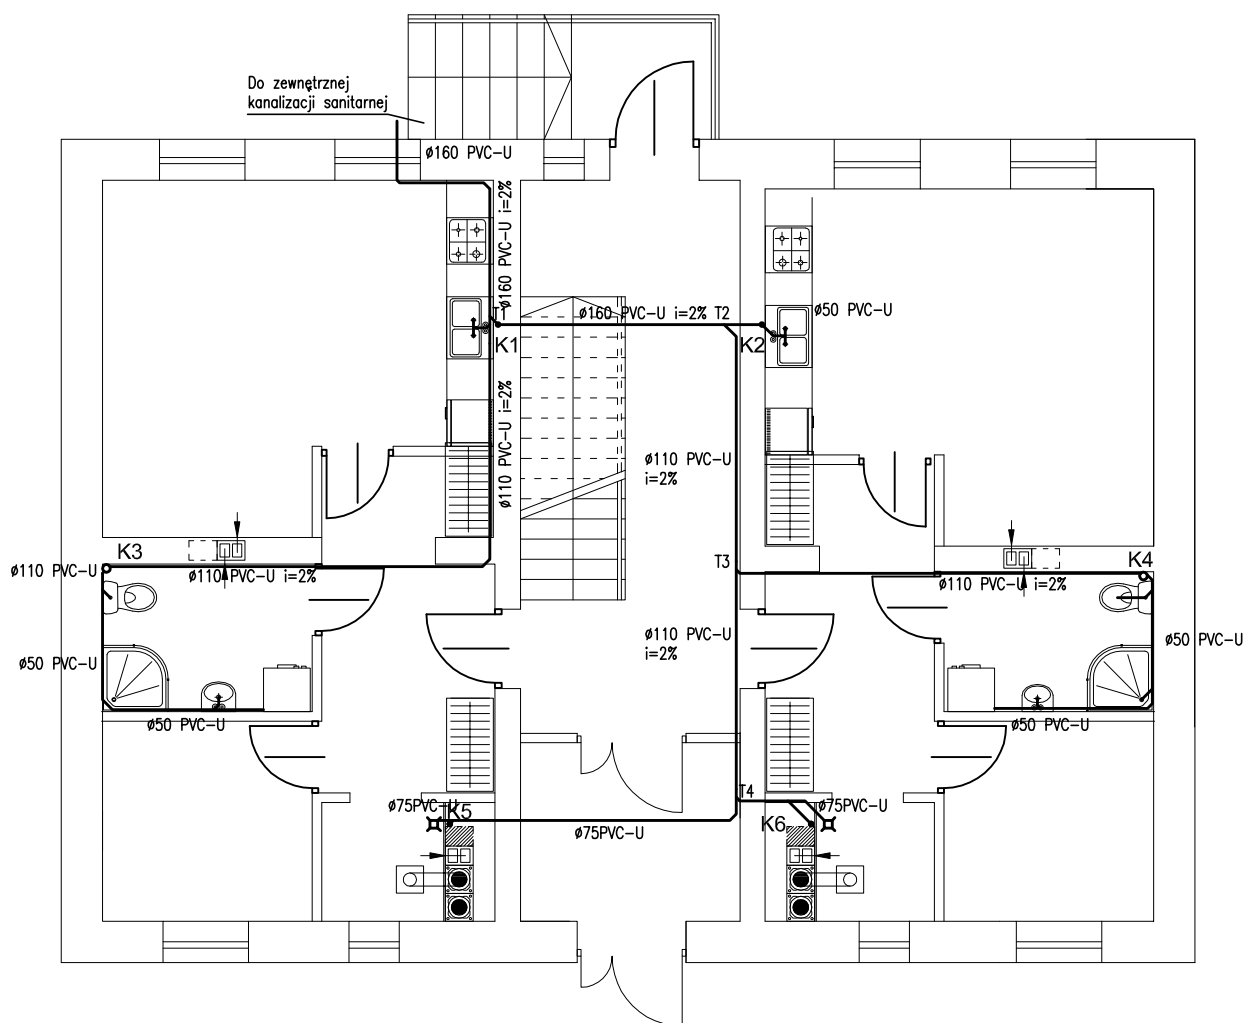

INWESTBUD

**Przedsiębiorstwo "INWESTBUD" Sp. z o.o.,
58-306 Wałbrzych, ul. Jaworowa 15a**

Projektant:	mgr inż. Jerzy Kaszubski	GT.II-83 464-22/76	Data: 07.2013
Asystenci:	mgr inż. Maciej Rogowski		
Sprawdzający:	mgr inż. Łukasz Szpinek	82/D0Ś/08	Stadium: PW
Temat:	Remont i przebudowa budynku mieszkalnego z dostosowaniem do utworzenia mieszkań socjalnych, Czarny Bór, ul. XXX-lecia PRL 51		Skala: 1:100
Inwestor:	Gmina Czarny Bór ul. XXX-lecia 18; 58-379 Czarny Bór		Nr rys.: 4
Tytuł rys.:	RZUT PARTERU – KANALIZACJA SANITARNA		