


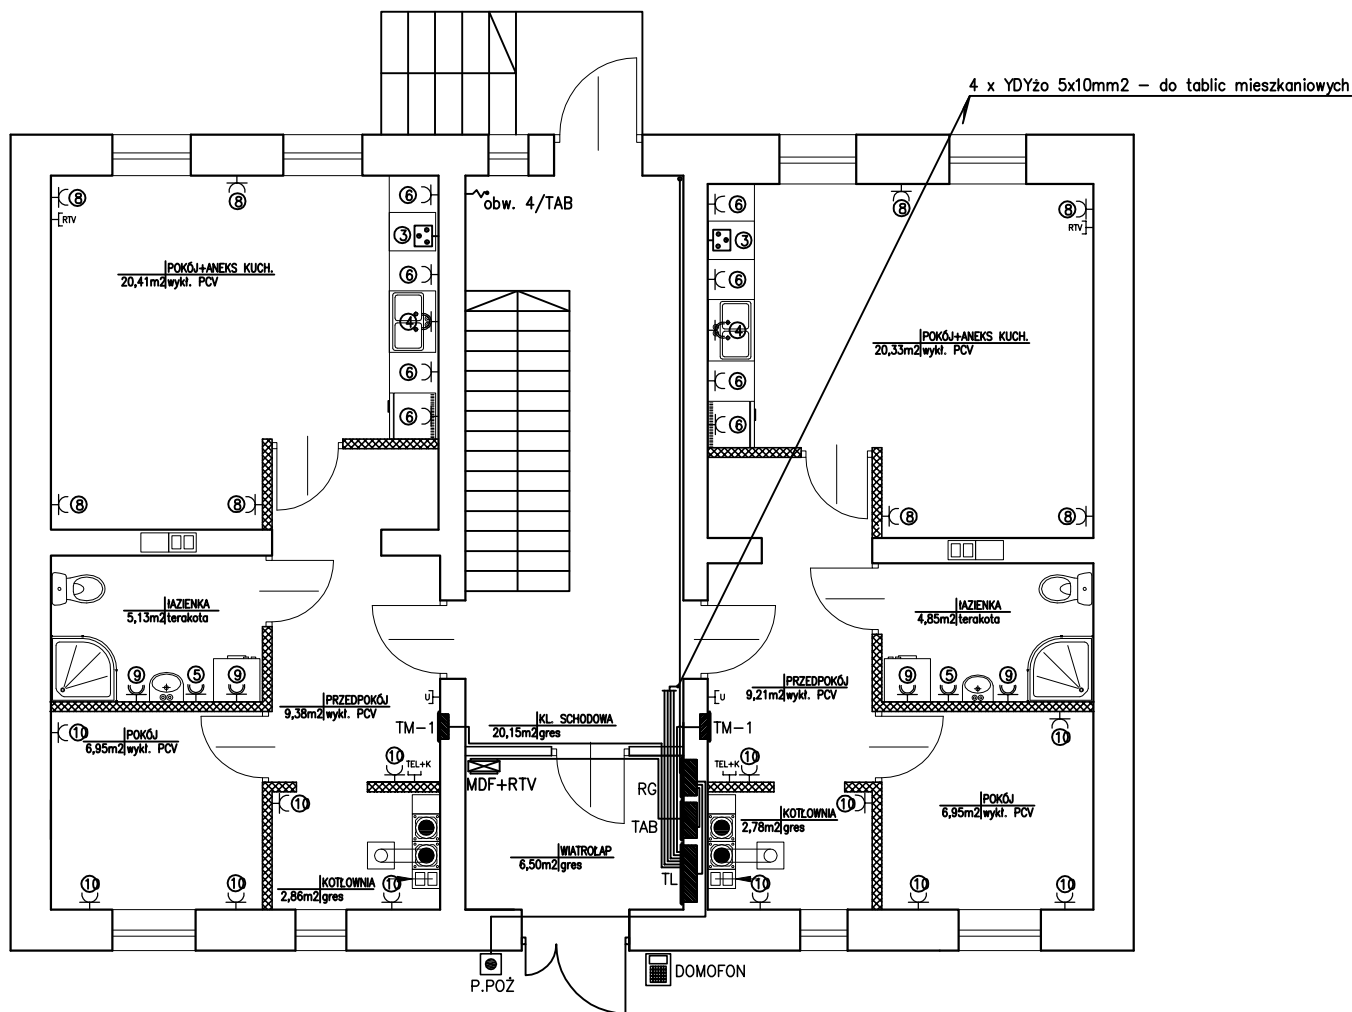

LEGENDA:

	Projektowana główna rozdzielnica budynku RG w obudowie wtykowej
	Projektowana tablica licznikowa w obudowie wtykowej
	Projektowana tablica administracyjna budynku
	Projektowana szafa dystrybucyjna – telefoniczna + RTV
	Projektowana tablica mieszkaniowa
	Oprawa plafoniera 1x26W nasufitowa z czujką ruchu i zmierzchową
	Wypusy nasufitowy żyrandolowy
	Wypusy nascienny pod kinkiet
	Oprawa ścienna typu naświetlacz z czujką ruchu i zmierzchową IP65
	Przycisk dzwonkowy p/t
	Łącznik jednobiegunowy p/t
	Łącznik jednobiegunowy p/t IP44
	Łącznik świecznikowy p/t
	Łącznik schodowy p/t
	Wypust pod zasilanie kuchenki elektrycznej (piekarnika) zapas 2m
	Gniazdo wtykowe 2P+Z p/t
	Gniazdo wtykowe 2P+Z IP44 p/t
	Gniazdo 2 x RJ45 (telefon + komputer)
	Unifon 1+N
	Gniazdo RTV p/t
	Wyłącznik p.poz
	Domofon (panel rozmowy + zasilacz)

INWESTBUD

**Przedsiębiorstwo "INWESTBUD" Sp. z o.o.,
58-306 Wałbrzych, ul. Jaworowa 15a**

Projektant br. inst. elektryczne	mgr inż. Przemysław Jaromin	157/DOŚ/03	Data: 07.2013r.
Asystent br. inst. elektryczne	mgr inż. Krzysztof Leszczyński		
Sprawdzający br. inst. elektryczne	mgr inż. Adam Hołysz	NBGP.V 7342/3/20/96	
Zadanie:	Remont i przebudowa budynku mieszkalnego z dostosowaniem do utworzenia mieszkań socjalnych zlokalizowanego przy ul. XXX-lecia PRL 51 w Czarnym Borze		Skala: 1:100
Inwestor:	Gmina Czarny Bór ul. XXX-lecia PRL 18, 58-379 Czarny Bór		Stadium: PW
Tytuł rys.:	PLAN INSTALACJI GNIAZD WTYKOWYCH - RZUT PARTERU		Nr rys.:
			1/IE

Zastrzega się wszelkie prawa wynikające z Ustawy o prawie autorskim. Rysunek niniejszy nie może być w całości lub w części przerwany, uzupełniony lub odstąpiony komukolwiek, bez pisemnej zgody firmy projektowej