


KOPIA MAPY ZASADNICZEJ

SKALA 1:1000

wentylacja
wywiewna

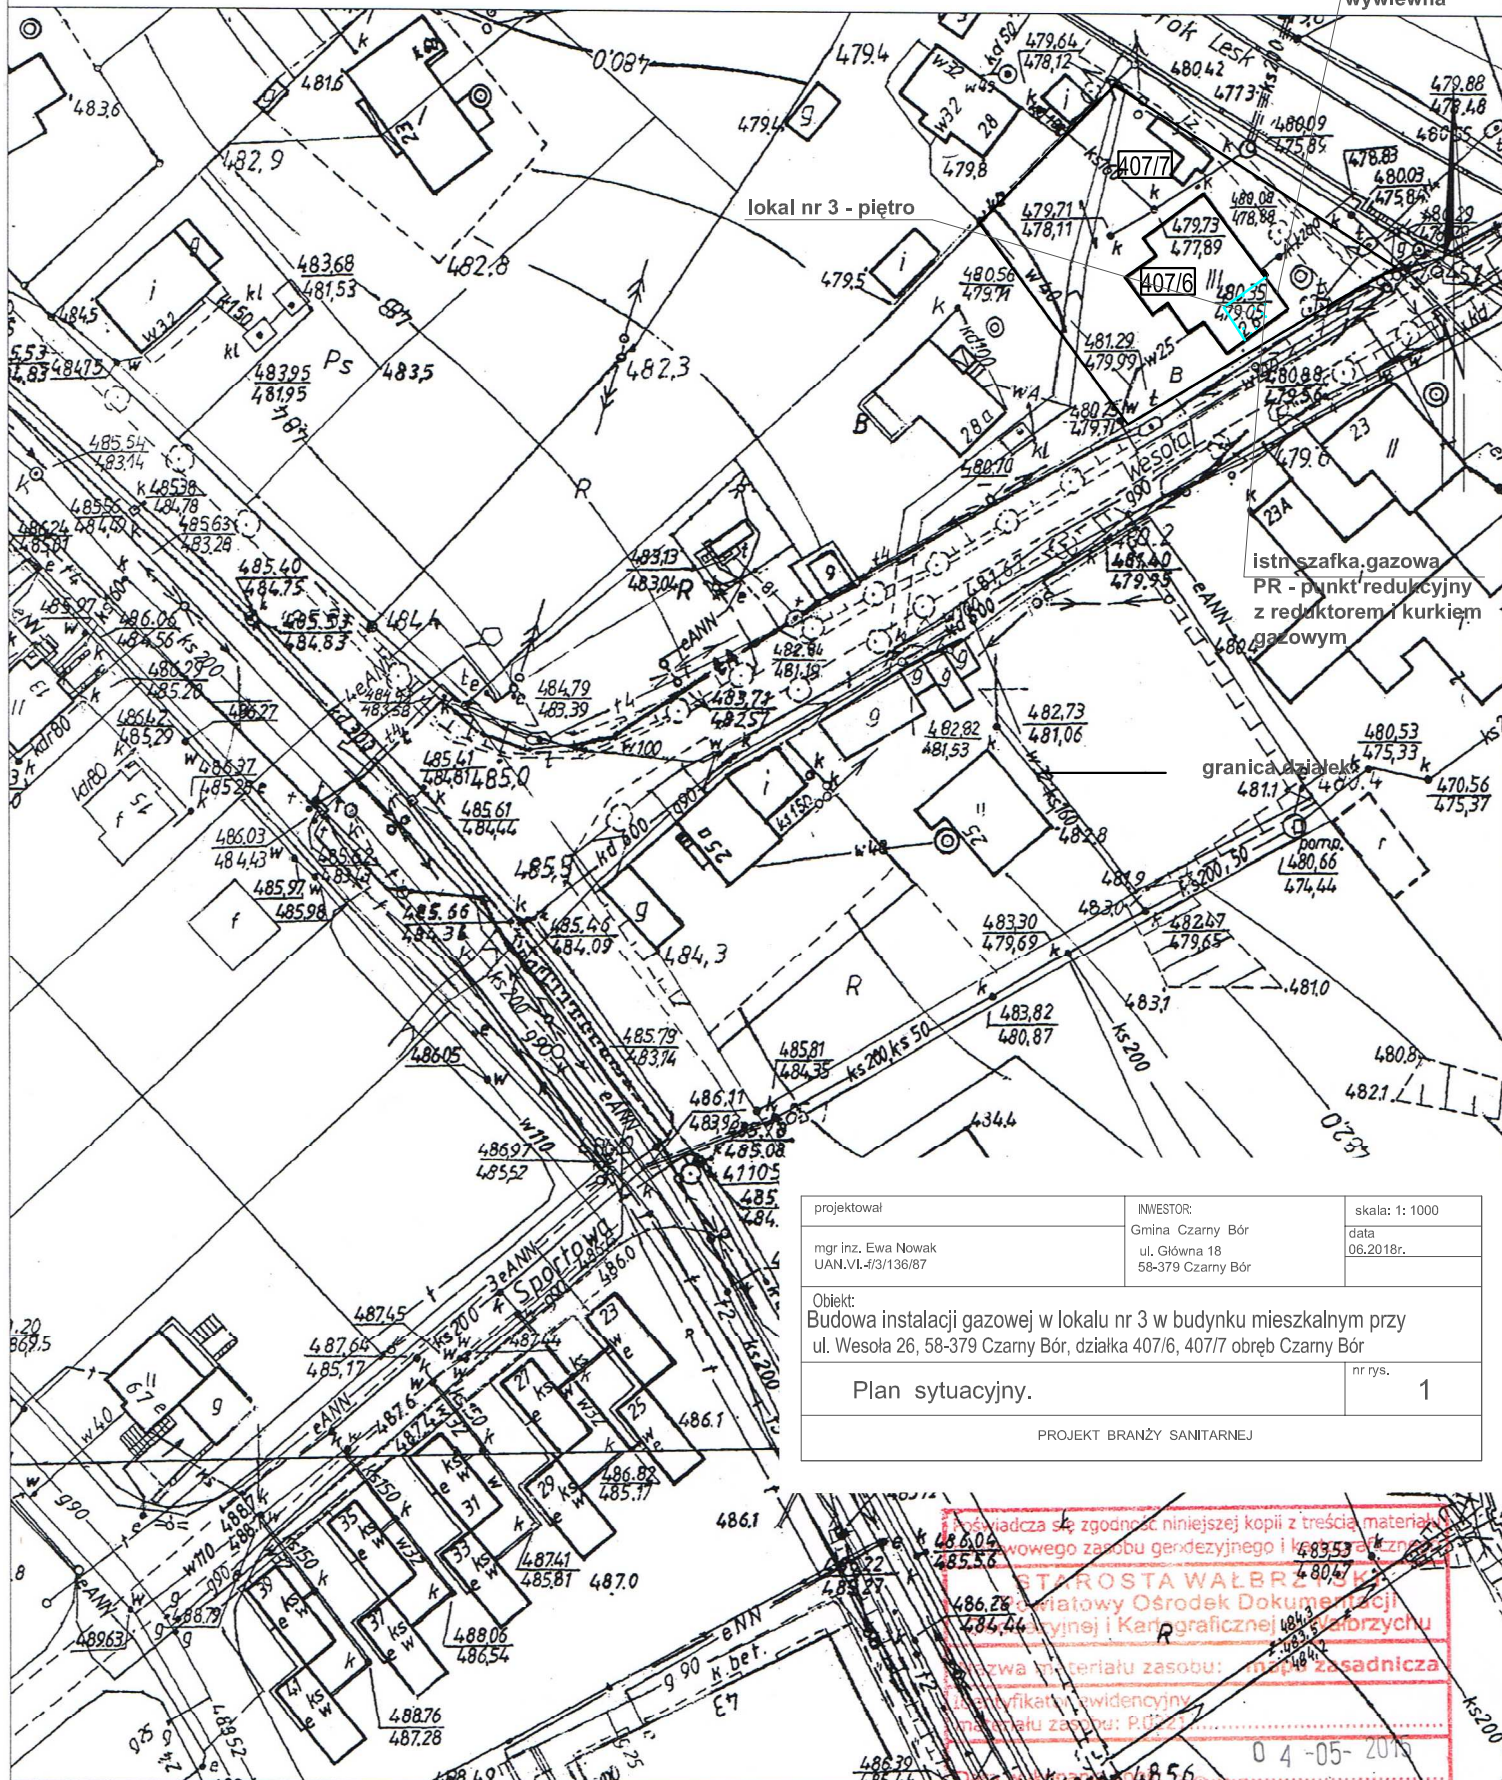

projektował	INWESTOR:	skala: 1: 1000
mgr inż. Ewa Nowak UAN.VI.4/3/136/87	Gmina Czarny Bór ul. Główna 18 58-379 Czarny Bór	data 06.2018r.
Objekt: Budowa instalacji gazowej w lokalu nr 3 w budynku mieszkalnym przy ul. Wośola 26, 58-379 Czarny Bór, działka 407/6, 407/7 obręb Czarny Bór		
Plan sytuacyjny.		nr rys. 1
PROJEKT BRANŻY SANITARNEJ		

Wałbrzych dn. 2015-05-04
Sporządził(a) wydruk: Alina Krajewska

Imię, nazwisko i podpis osoby reprezentującej organ: 

Alina Krajewska