


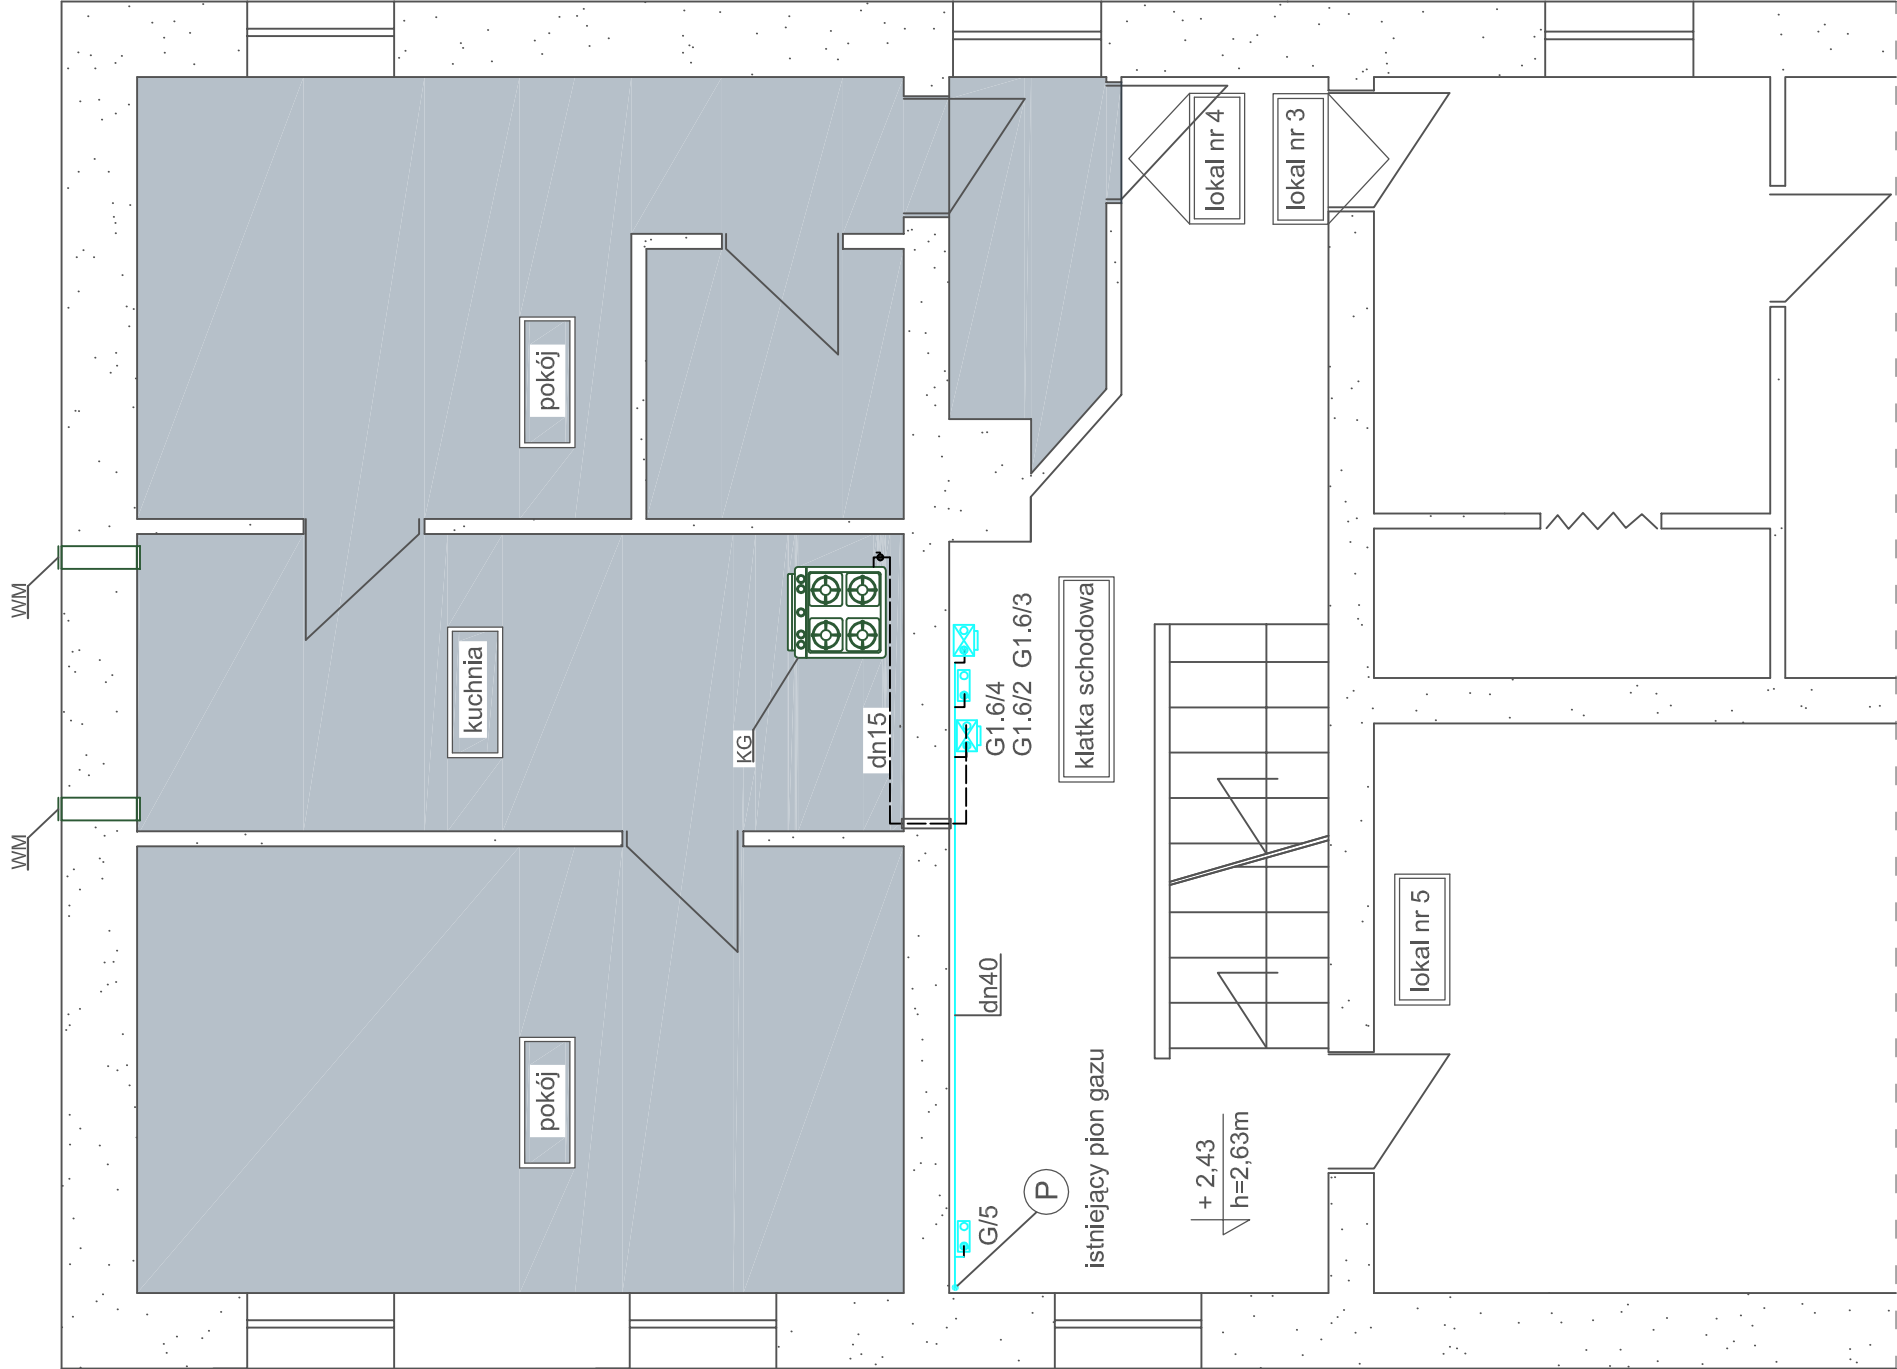

G1.6/4 gazomierz G1.6 dla lokalu nr 4

- instalacja gazu - istniejąca w częściach wspólnych
- instalacja gazu dla lokalu nr 4

KG - kuchenka gazowa czteropalnikowa
WM- rekuperator ścienny ALNOR HRU - WALL 150/60
lokalizacja pod stropem

RZUT PIĘTRA - INSTALACJI GAZU do lokalu nr 4

projektował	INWESTOR:	skala: 1:50
mgr inż. Ewa Nowak UAN.VI.43/136/67	Gmina Czarny Bór ul. Główna 18 58-379 Czarny Bór	data 06.2018r.
Opis:		
Budowa instalacji gazowej w lokalu nr 4 budynku mieszkalnym. Adres: ul. Wesola 26, Czarny Bór, działka 407/6 obręb 2 Czarny Bór		
Rzut poziomy części piętra.		nr rys. 2
PROJEKT BRANŻY SANITARNEJ		