


RZUT PARTERU - INSTALACJI GAZU
do lokalu nr 2

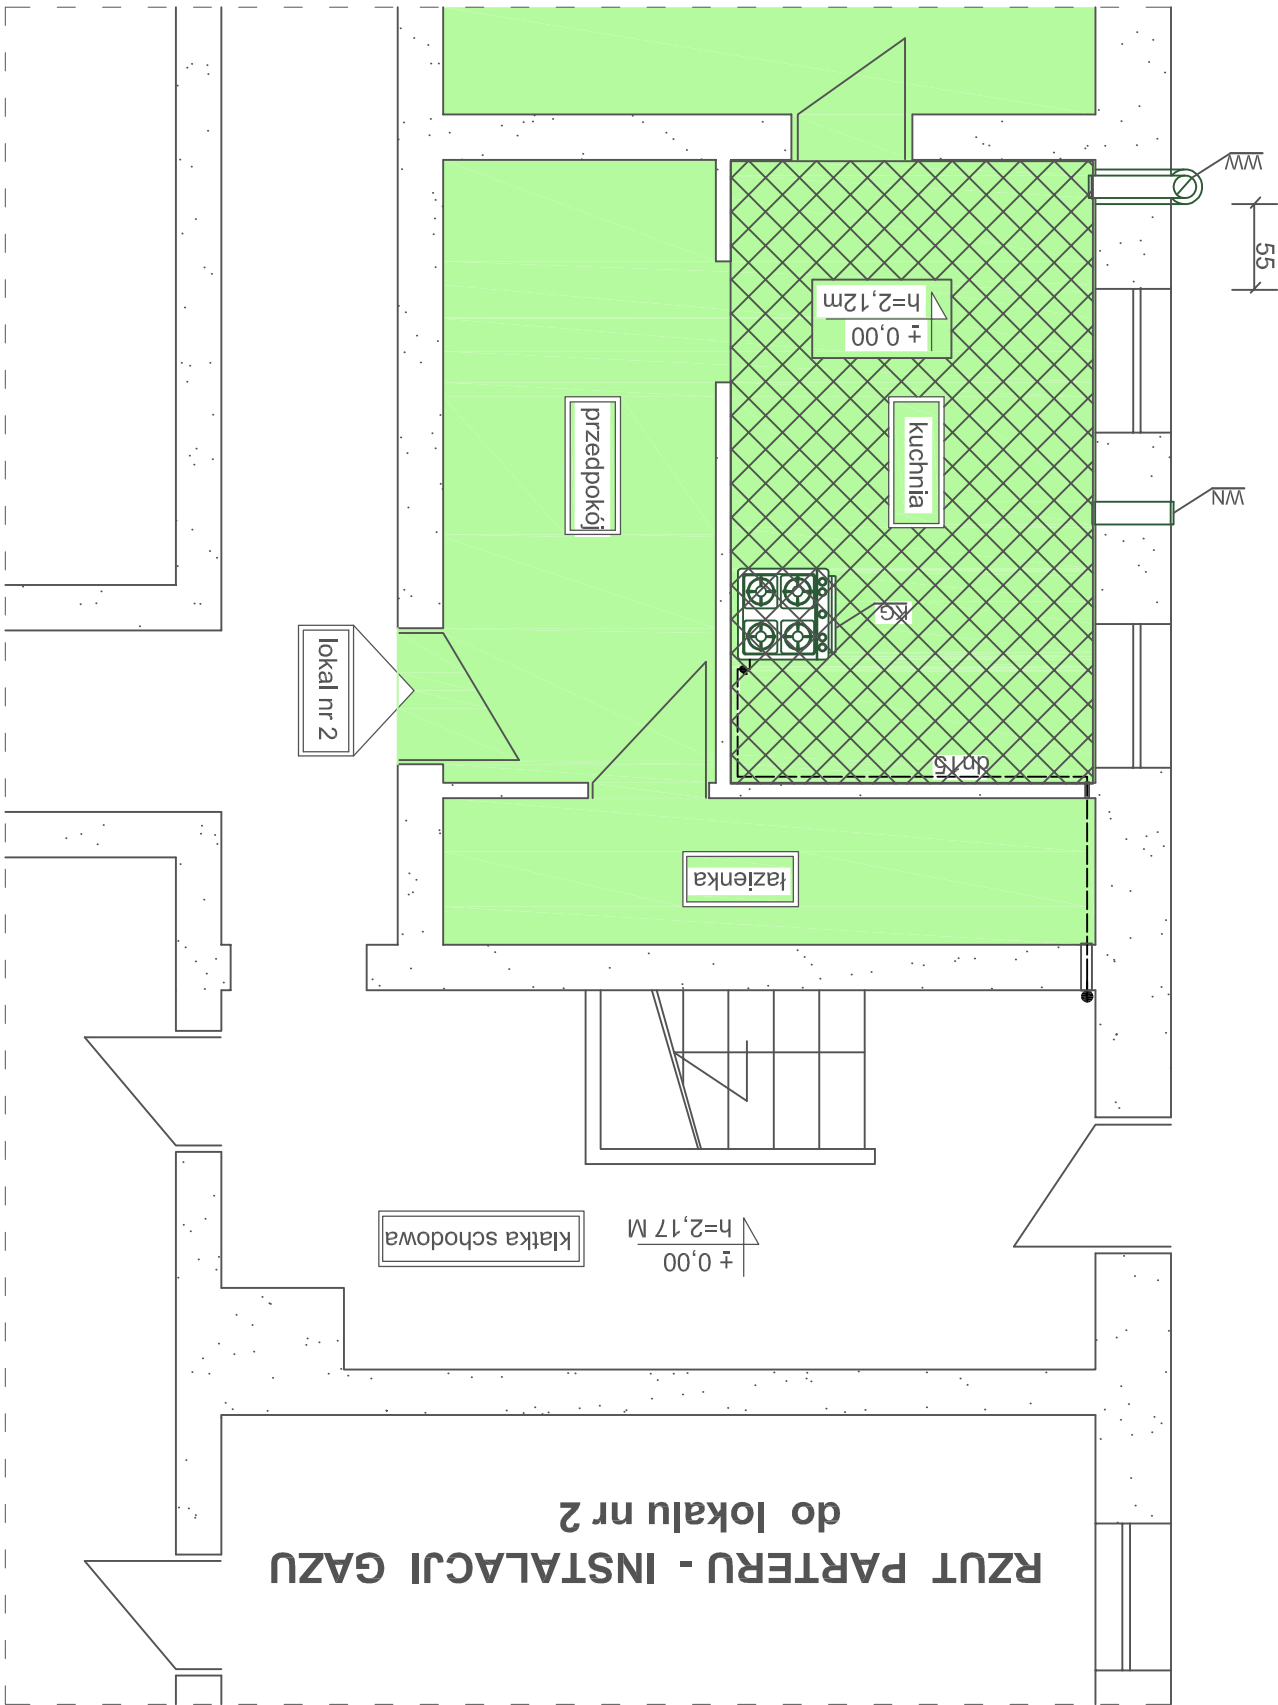

projektował	mgr inż. Ewa Nowak UAN.VI-1/3/136/87	INWESTOR:	Gmina Czarny Bór ul. Główna 18 58-379 Czarny Bór	data	06.2018r.	skala: 1:50
Obiekt:	Budowa instalacji gazowej w lokalu nr 2, w budynku mieszkalnym przy ul. Wesołej 26, Czarny Bór, działka 407/6, 407/7 obręb 2 Czarny Bór					
Rzut poziomy części parteru i lokalu nr 2.	nr rys.	PROJEKT BRANŻY SANITARNEJ				
2						