



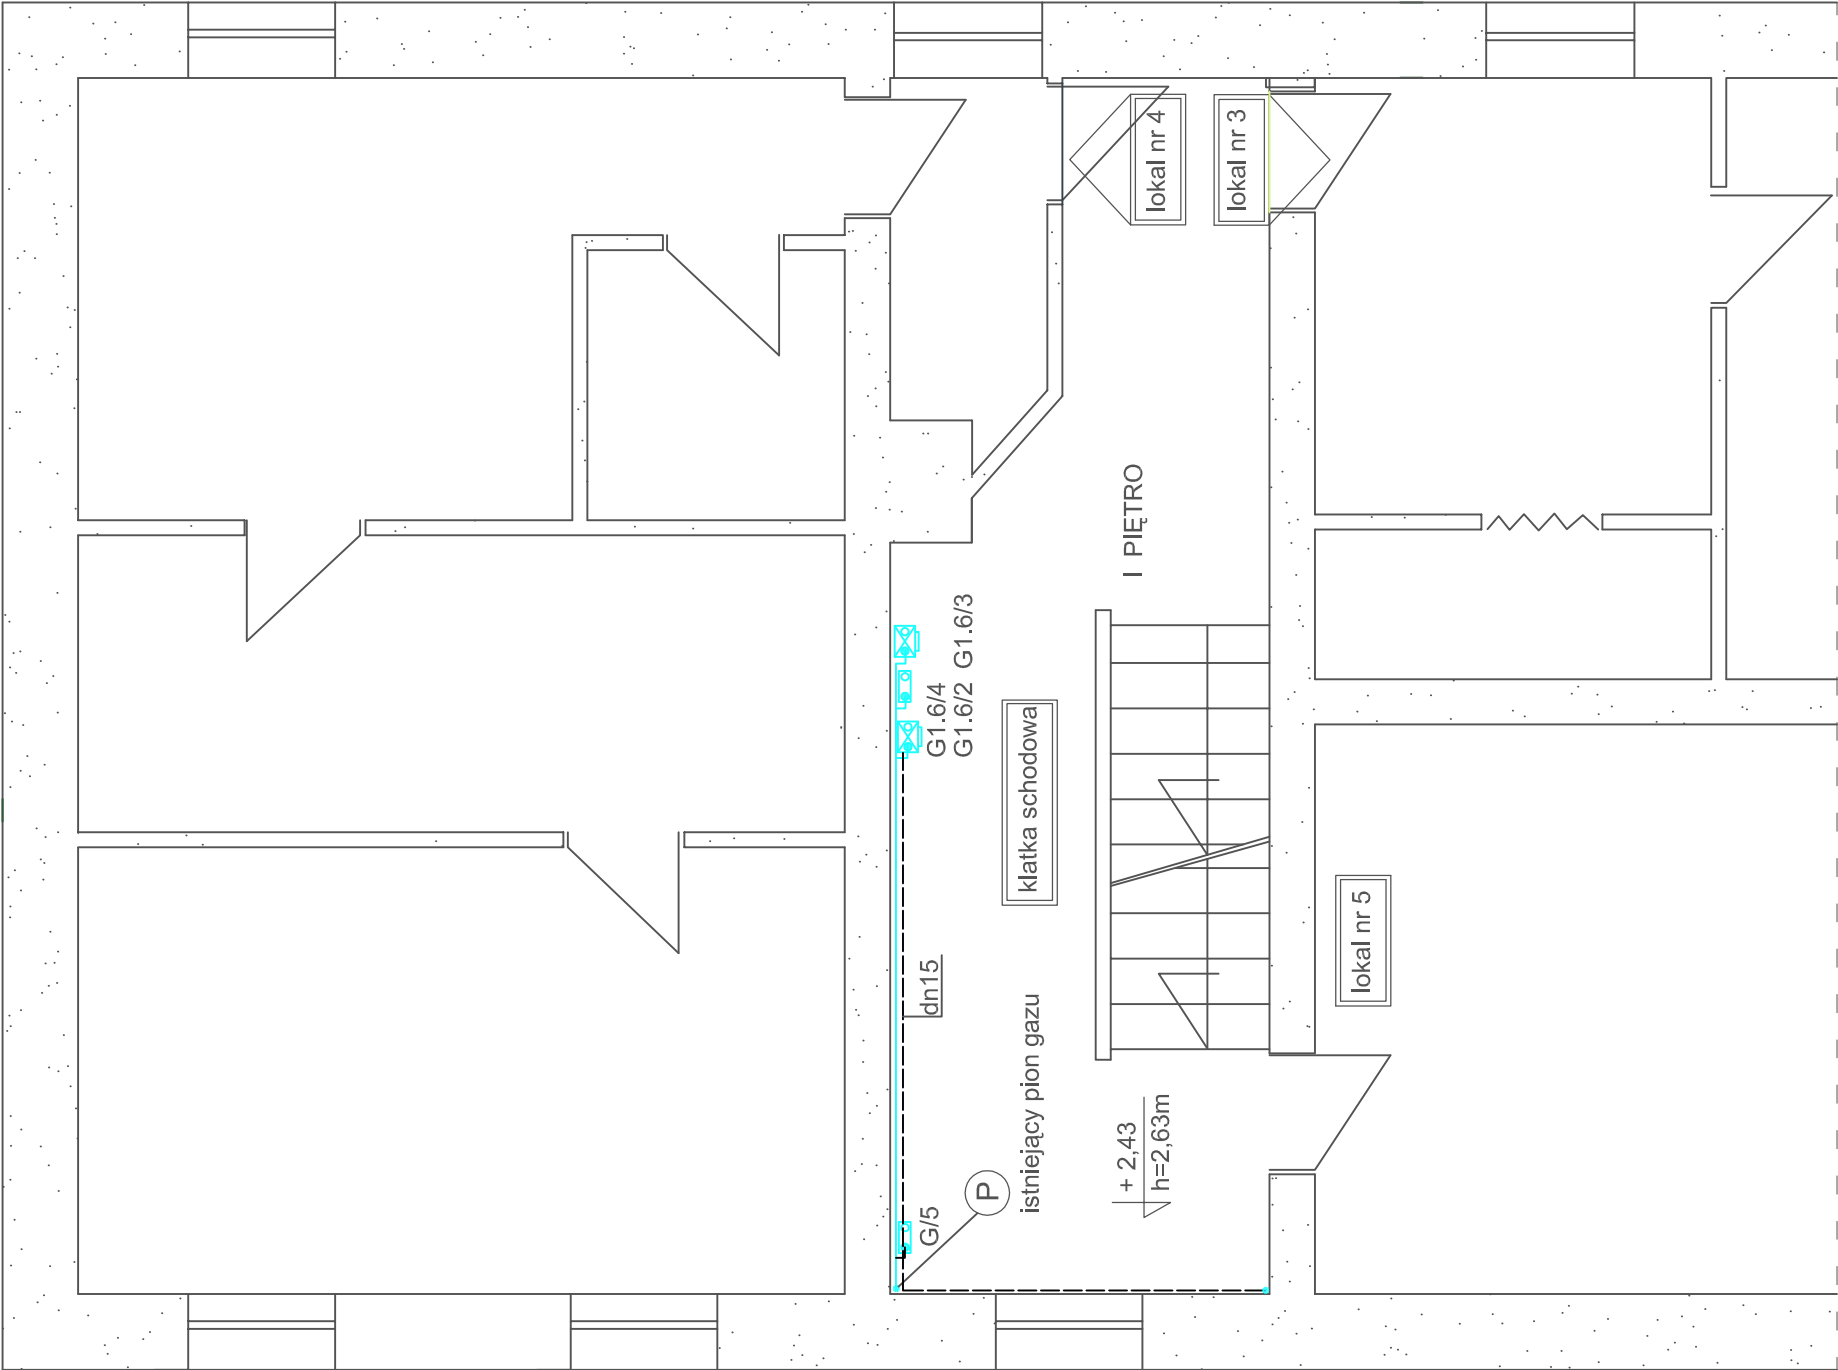

RZUT PIĘTRA - INSTALACJI GAZU do lokalu nr 2

- instalacja gazu - istniejąca w częściach wspólnych
- instalacja gazu dla lokalu nr 2
- projektowana wentylacja wywiewna z kuchni mieszkania nr 2

G1.6/2 gazomierz G1.6 dla lokalu nr 2

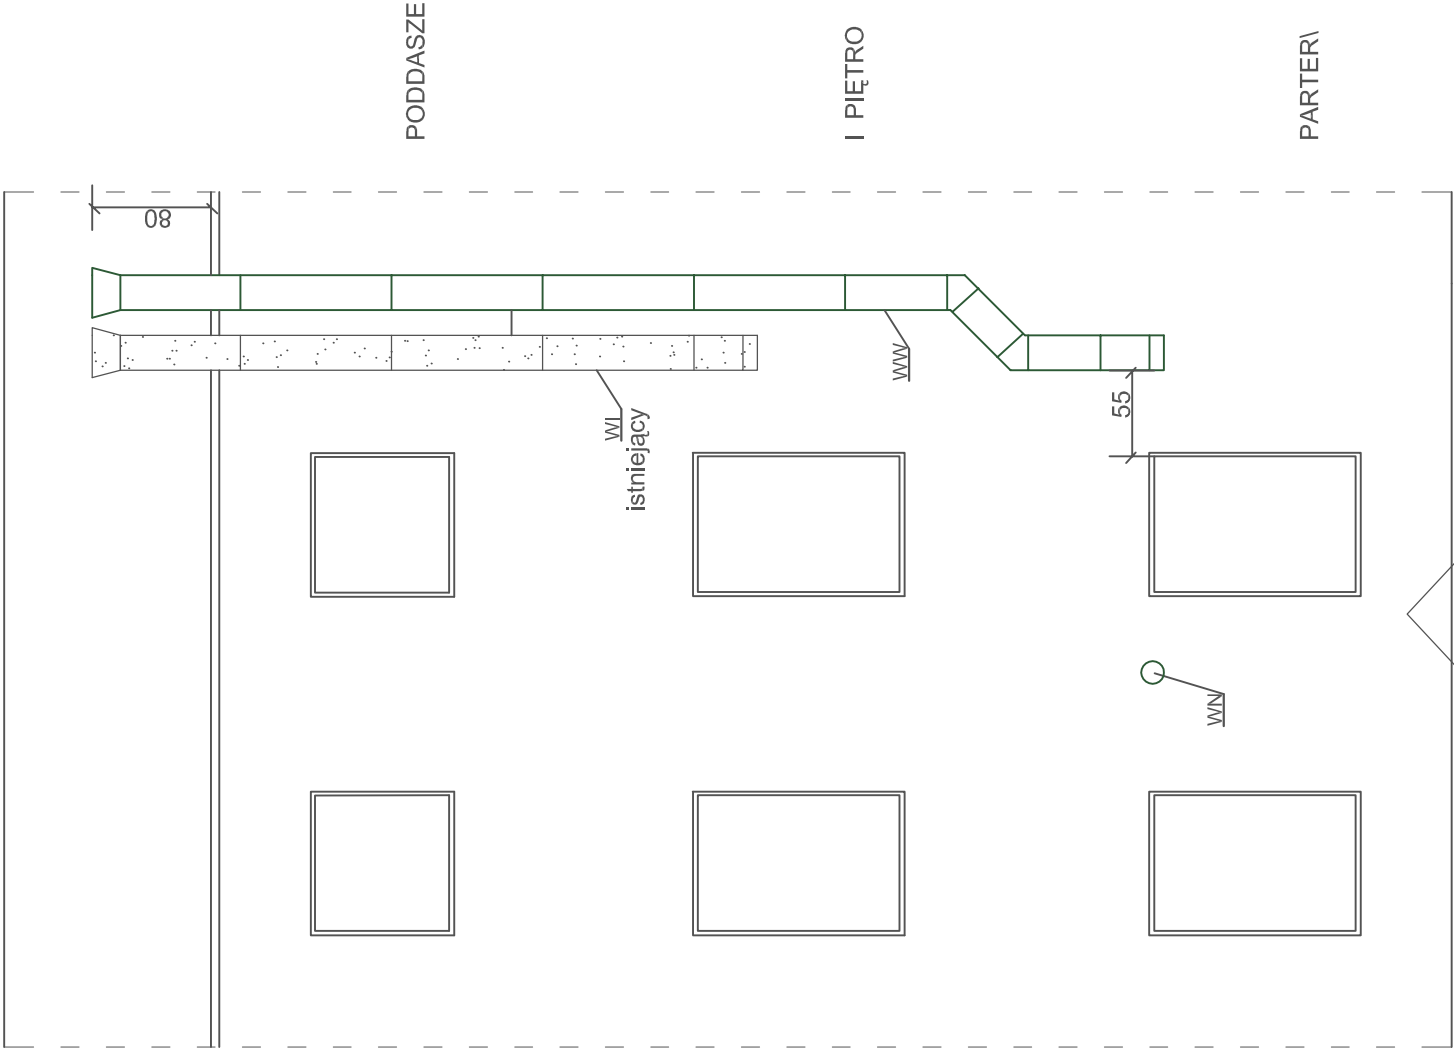

WW - wentylacja wywiewna kuchni D/D1=230/150 H =7m
WI - wentylacja wywiewna kuchni z lokalu nr 5 - istniejąca

Fragment elewacji - wentylacja dla lokalu nr 2

projektował	INWESTOR:	skala: 1:50
mgr inż. Ewa Nowak	Zakład Gospodarki Komunalnej	data
UAN.VI.4/3/136/67	ul. Główna 18	06.2019r.
	58-379 Czarny Bór	
Opis:		
Budowa instalacji gazowej w lokalu nr 2 budynku mieszkalnym przy ul. Wesołej 26, Czarny Bór, działka 407/6, 407/7 obręb 2 Czarny Bór		
Rzut poziomy części piętra. Elewacja z wentylacją lokalu nr 2.		nr rys. 3
PROJEKT BRANŻY SANITARNEJ		