



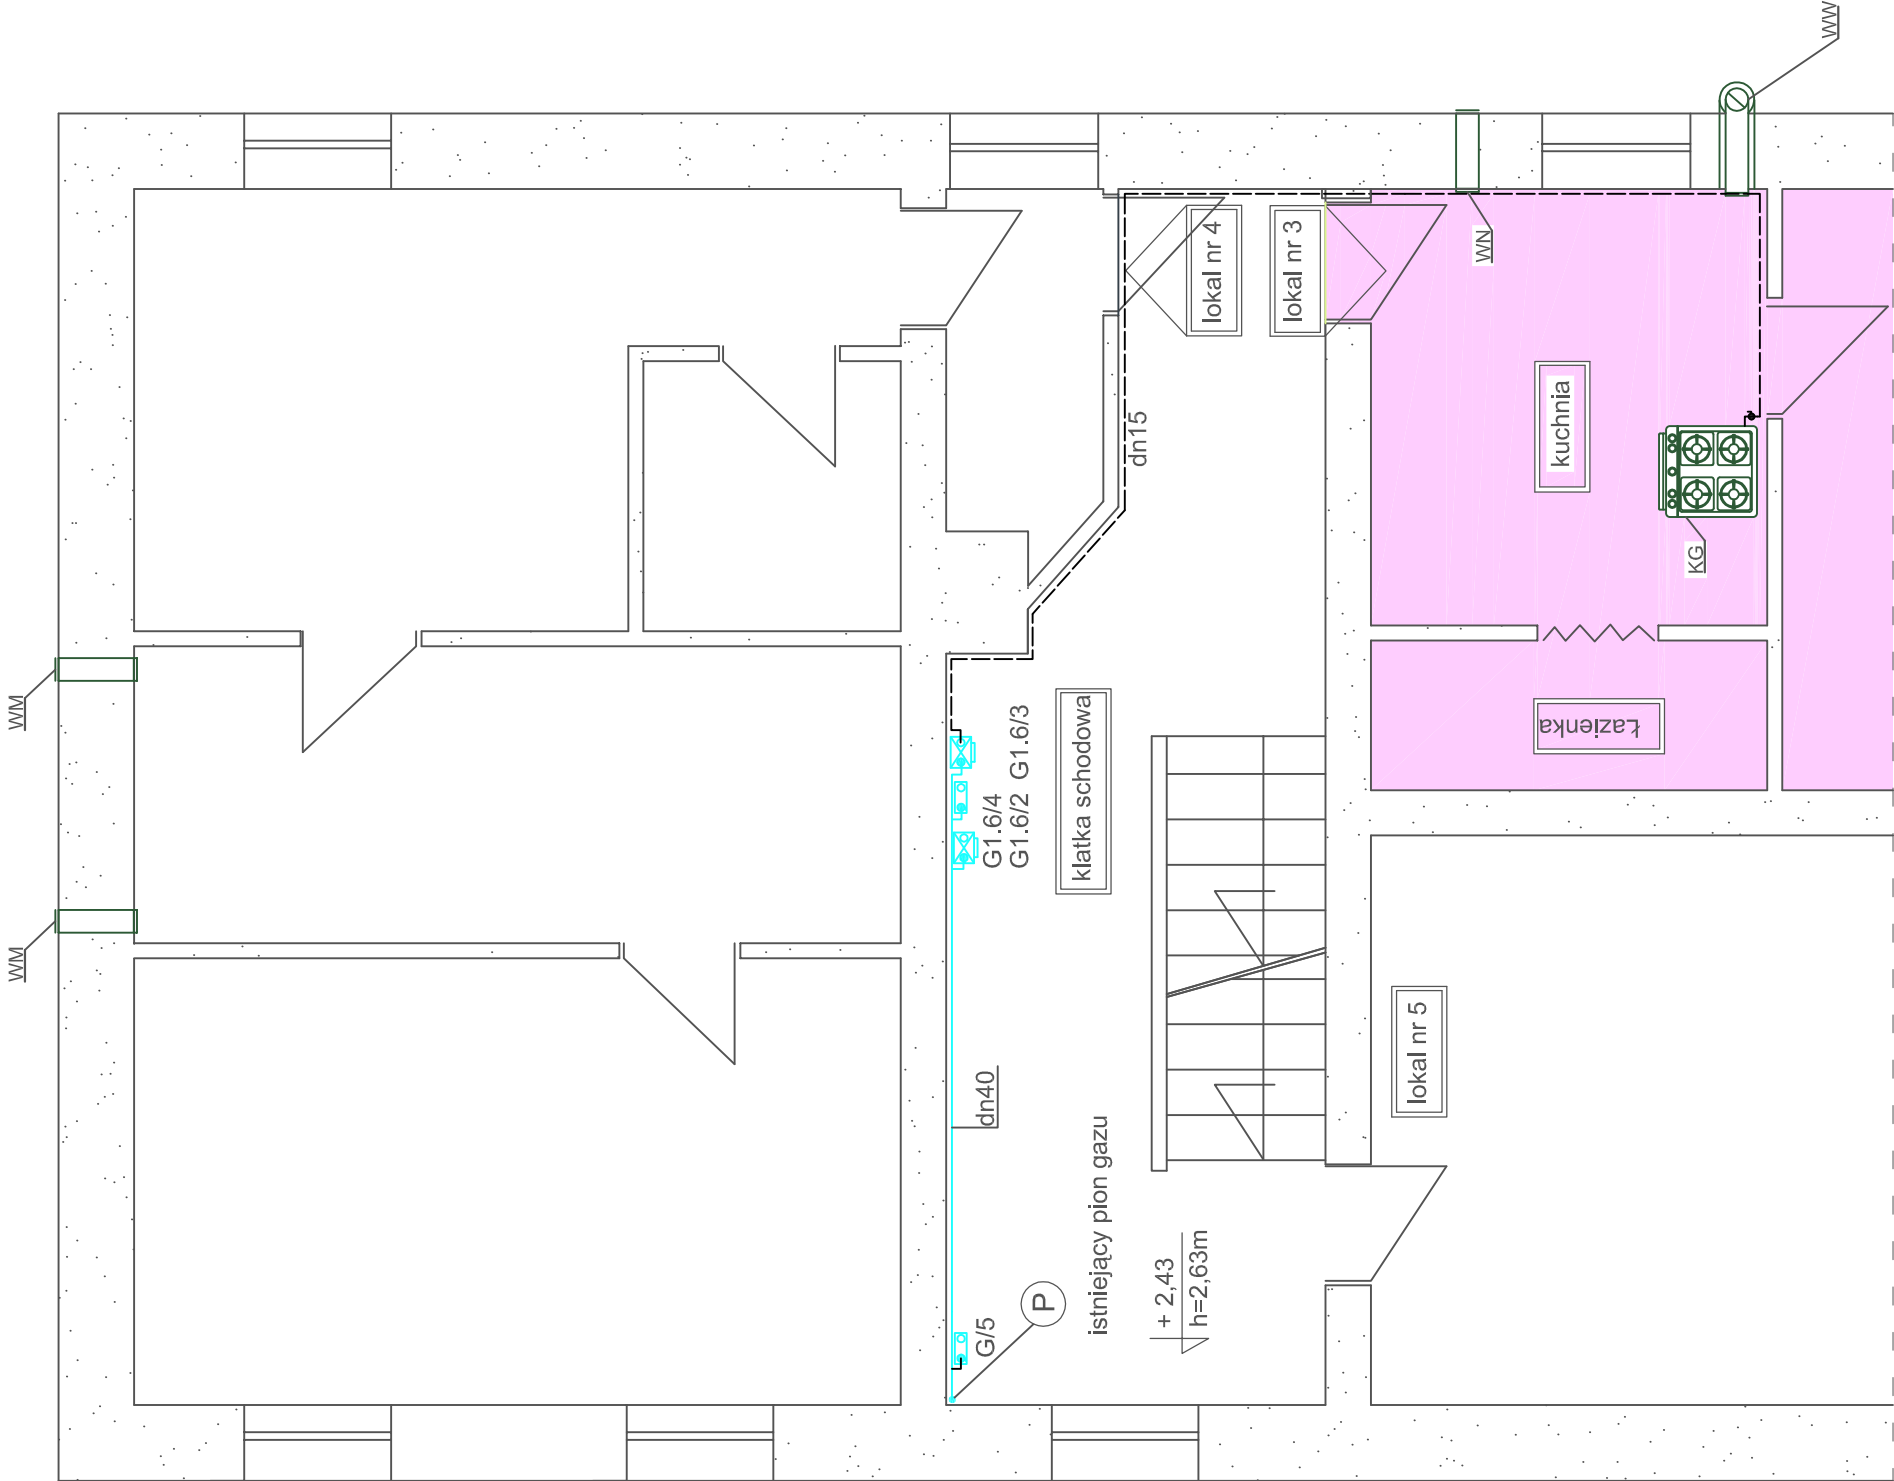

RZUT PIĘTRA - INSTALACJI GAZU
do lokalu nr 3

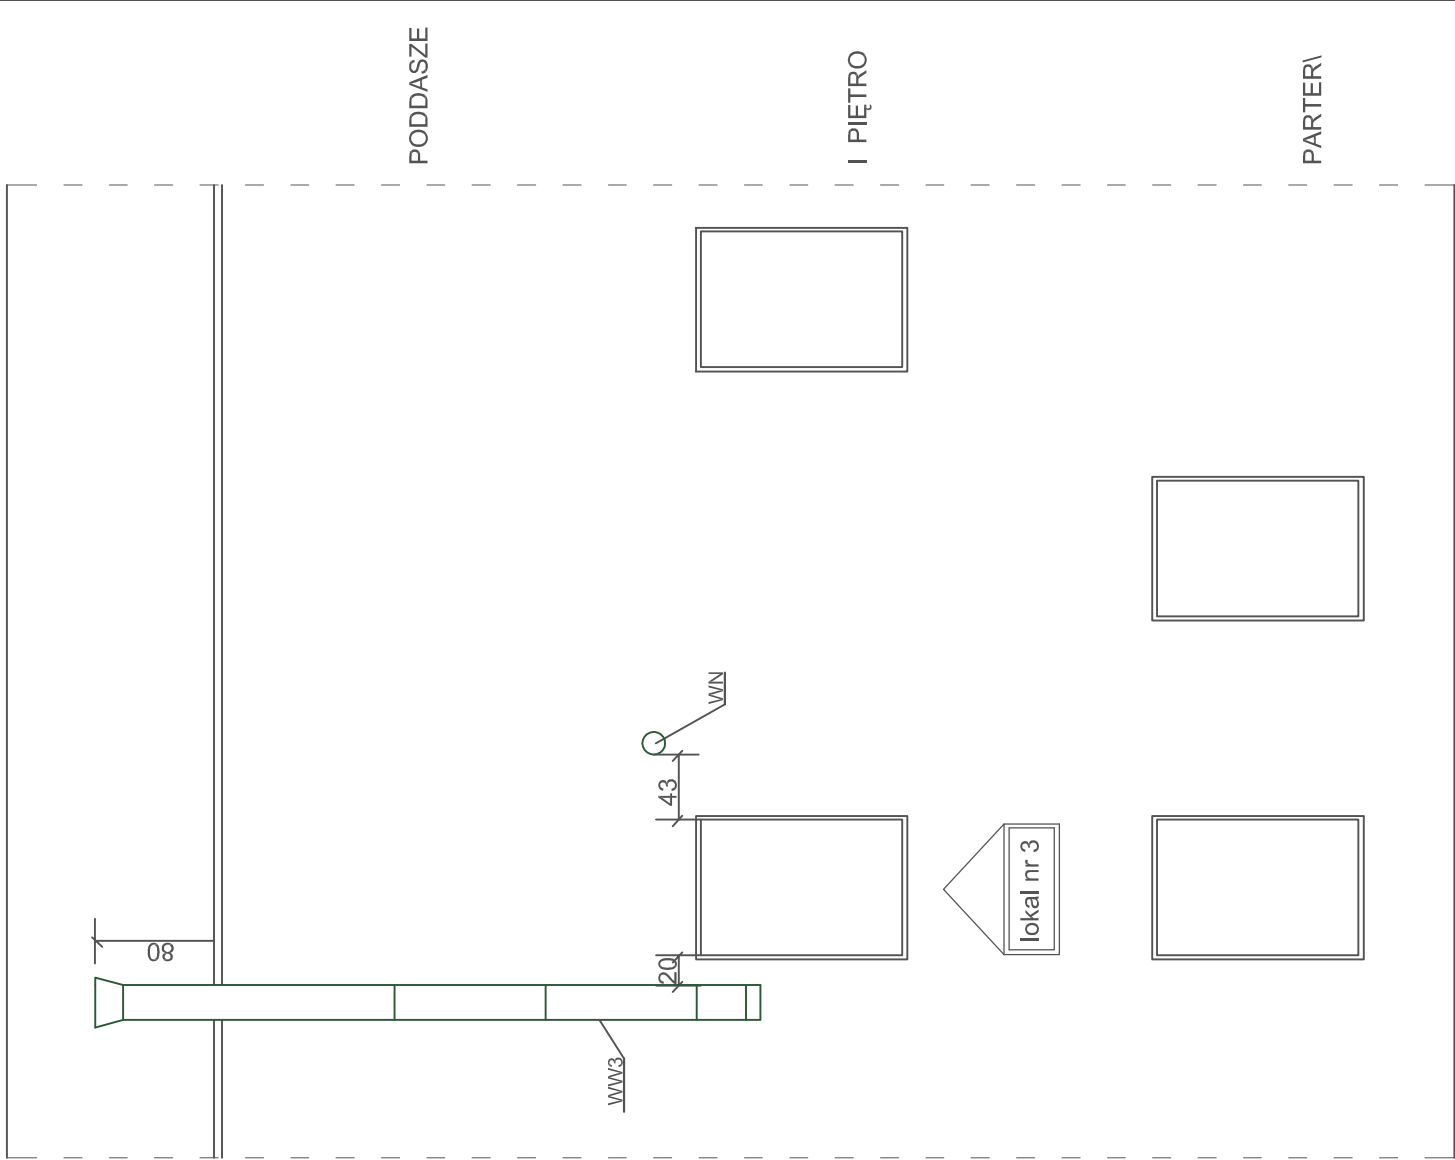

Fragment elewacji - wentylacja
dla lokalu nr 3

— projektowana wentylacja wywiewna z kuchni mieszkania nr 3

G1.6/3 gazomierz G1.6 dla lokalu nr 3

WW - wentylacja wywiewna kuchni D/D1=230/150 H =4,5m

WN - wentylacja nawiewna D15 cm

— instalacja gazu - istniejąca w częściach wspólnych

----- instalacja gazu dla lokalu nr 3

projektował	INWESTOR:	skala: 1:50
mgr inż. Ewa Nowak	Gmina Czarny Bór	data
U.N.N.V.14/13/136/67	ul. Główna 18	06.2018r.
	58-379 Czarny Bór	
Opis:		
Budowa instalacji gazowej w lokalu nr 3 w budynku mieszkalnym.		
Adres: ul. Wesola 26, Czarny Bór, działka 407/6, 407/7 obręb 2 Czarny Bór		
Rzut poziomy części piętra. Elewacja z wentylacją lokalu nr 3.		nr rys. 2
PROJEKT BRANŻY SANITARNEJ		