


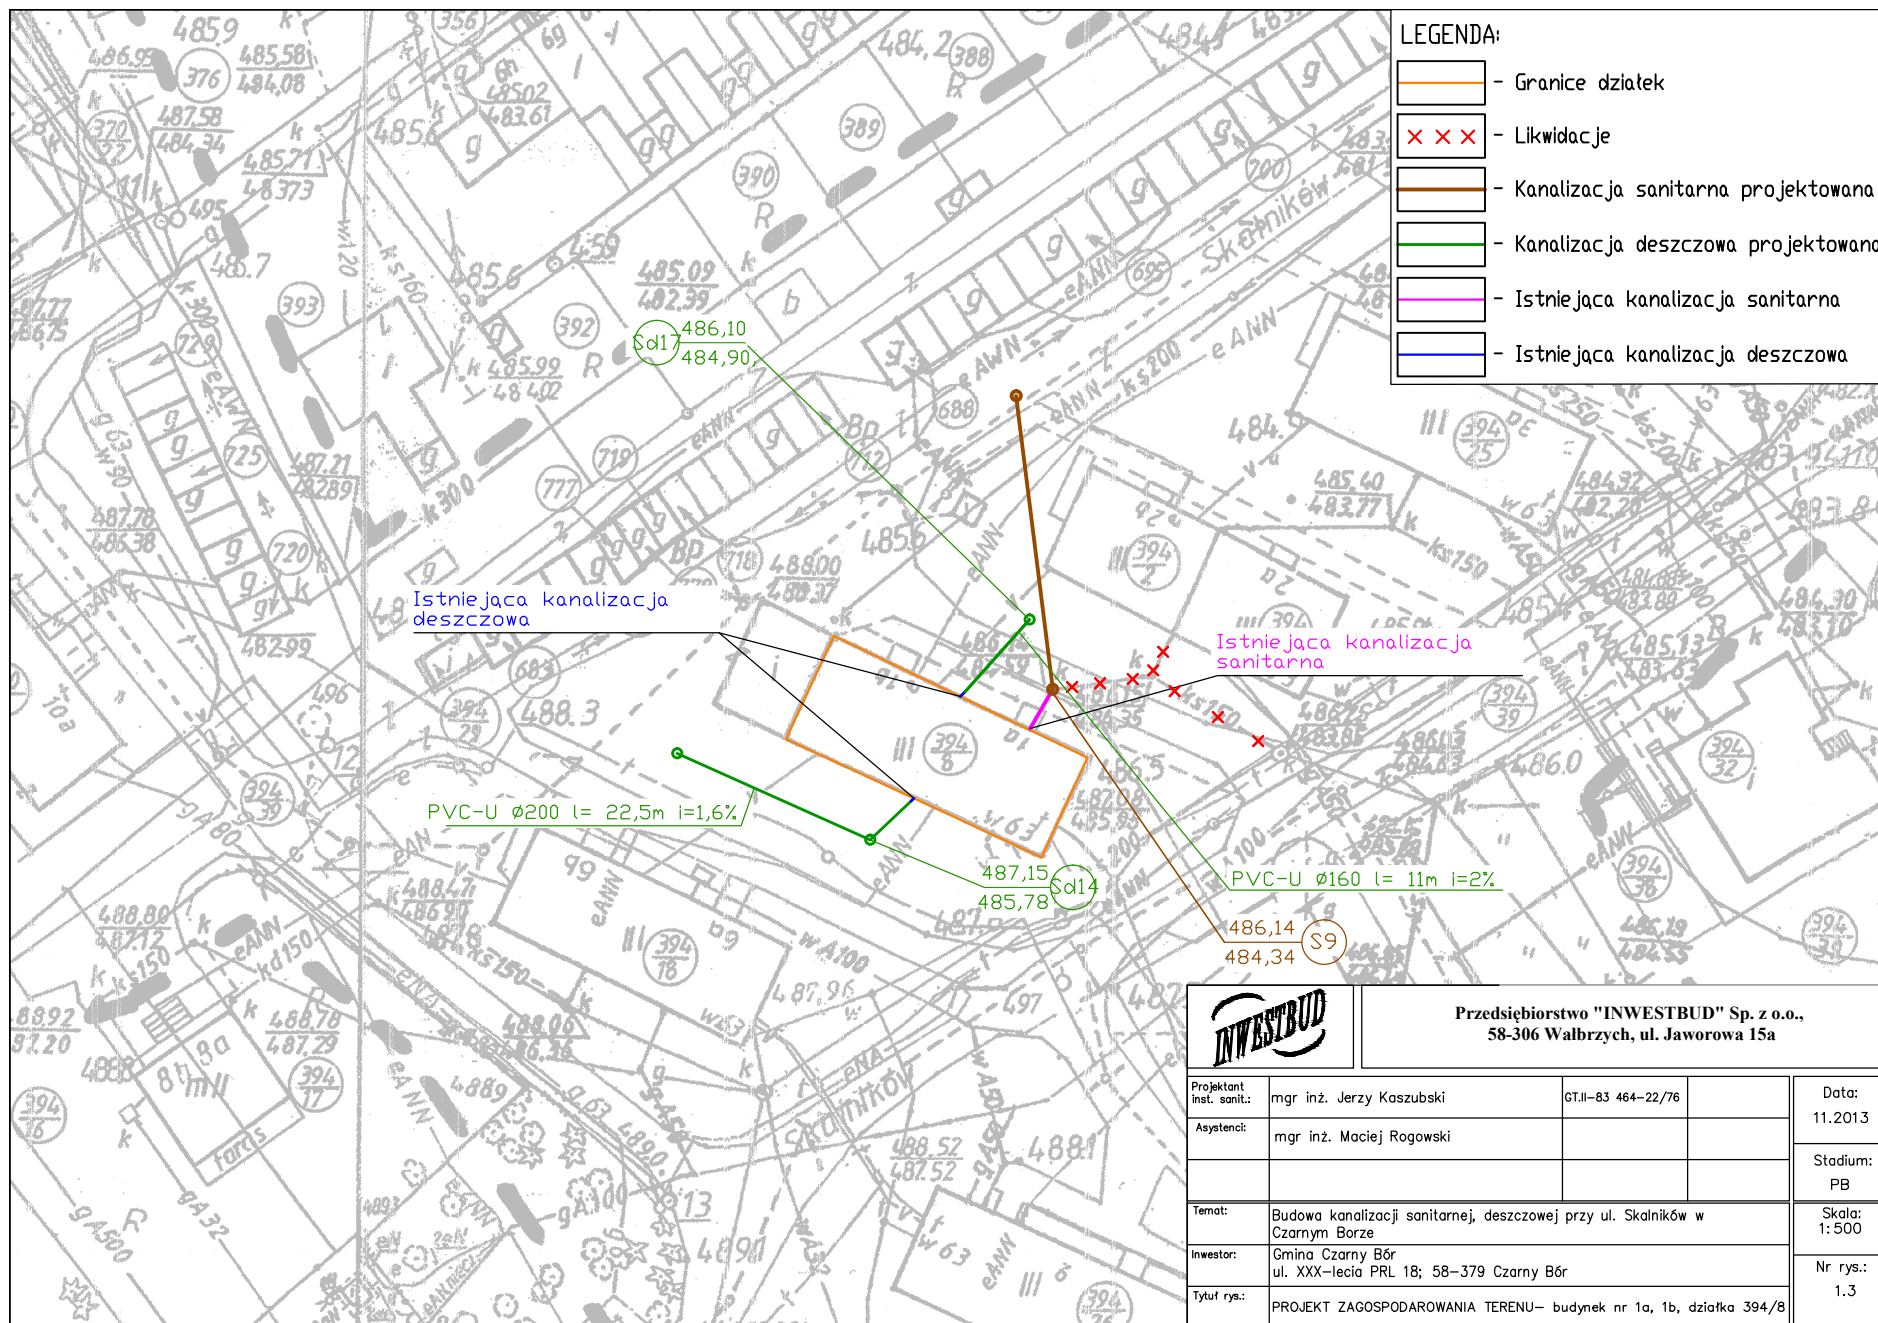

Przedsiębiorstwo "INWESTBUD" Sp. z o.o.,
58-306 Wałbrzych, ul. Jaworowa 15a

Projektant Inst. sanit.:	mgr inż. Jerzy Kaszubski	GT.II-83 464-22/76	Data: 11.2013
Asystenci:	mgr inż. Maciej Rogowski		Stadium: PB
Temat:	Budowa kanalizacji sanitarnej, deszczowej przy ul. Skalników w Czarnym Borze		Skala: 1:500
Inwestor:	Gmina Czarny Bór ul. XXX-lecia PRL 18; 58-379 Czarny Bór		Nr rys.: 1.3
Tytuł rys.:	PROJEKT ZAGOSPODAROWANIA TERENU- budynek nr 1a, 1b, działka 394/8		