


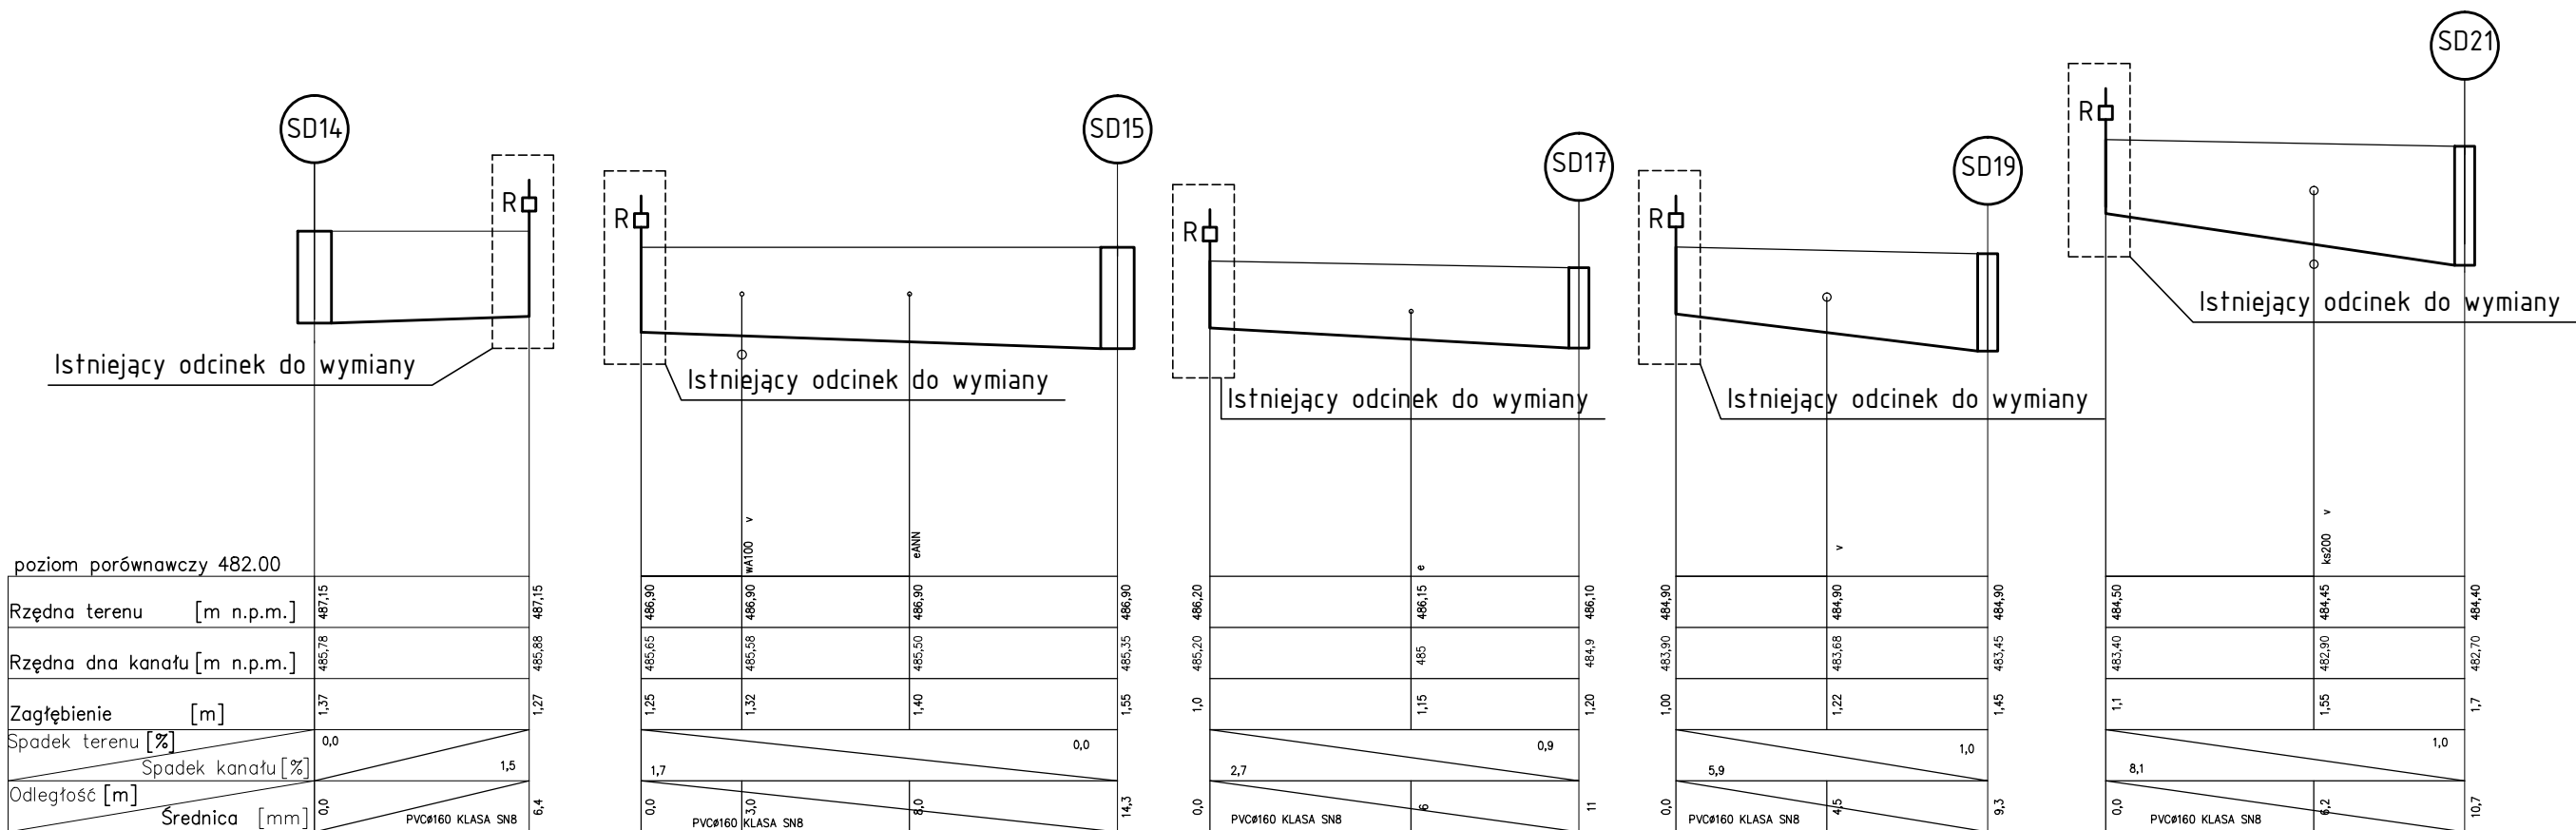

UWAGA:
1. Roboty budowlane związane z wykonaniem kanalizacji deszczowej oraz sanitarnej rozpocząć od lokalizacji posadowienia istniejącego uzbrojenia terenu.
2. W miejscach skrzyżowania instalacji gazowej z przewodami kanalizacyjnymi należy stosować rury ochronne na instalacji gazowej. Końce rur ochronnych instalacji gazowej powinny być wyprowadzone mierząc prostopadłe od zewnętrznej ścianki krzyżującego się przewodu kanalizacyjnego do jej końców na odległość min. 1,5m.
3. Na skrzyżowaniach sieci energetycznej z projektowaną kanalizacją należy układać rury przepustowe Arota typu A 110.
4. W miejscach skrzyżowania projektowanej kanalizacji z siecią wodociągową oraz siecią kanalizacji sanitarnej należy stosować rury ochronne.

		Przedsiębiorstwo "INWESTBUD" Sp. z o.o., 58-306 Wałbrzych, ul. Jaworowa 15a		
Projektant:	mgr inż. Jerzy Kaszubski	GT.II-83 464-22/76		Data: 11.2013
Asystenci:	mgr inż. Maciej Rogowski			Stadium: PW
Temat:	Budowa kanalizacji sanitarnej, deszczowej przy ul. Skalików w Czarnym Borze			Skala: 1:100/200
Inwestor:	Gmina Czarny Bór ul. XXX-lecia PRL 18; 58-379 Czarny Bór			Nr rys.: 6
Tytuł rys.:	PROFIL KANALIZACJI DESZCZOWEJ 4			